


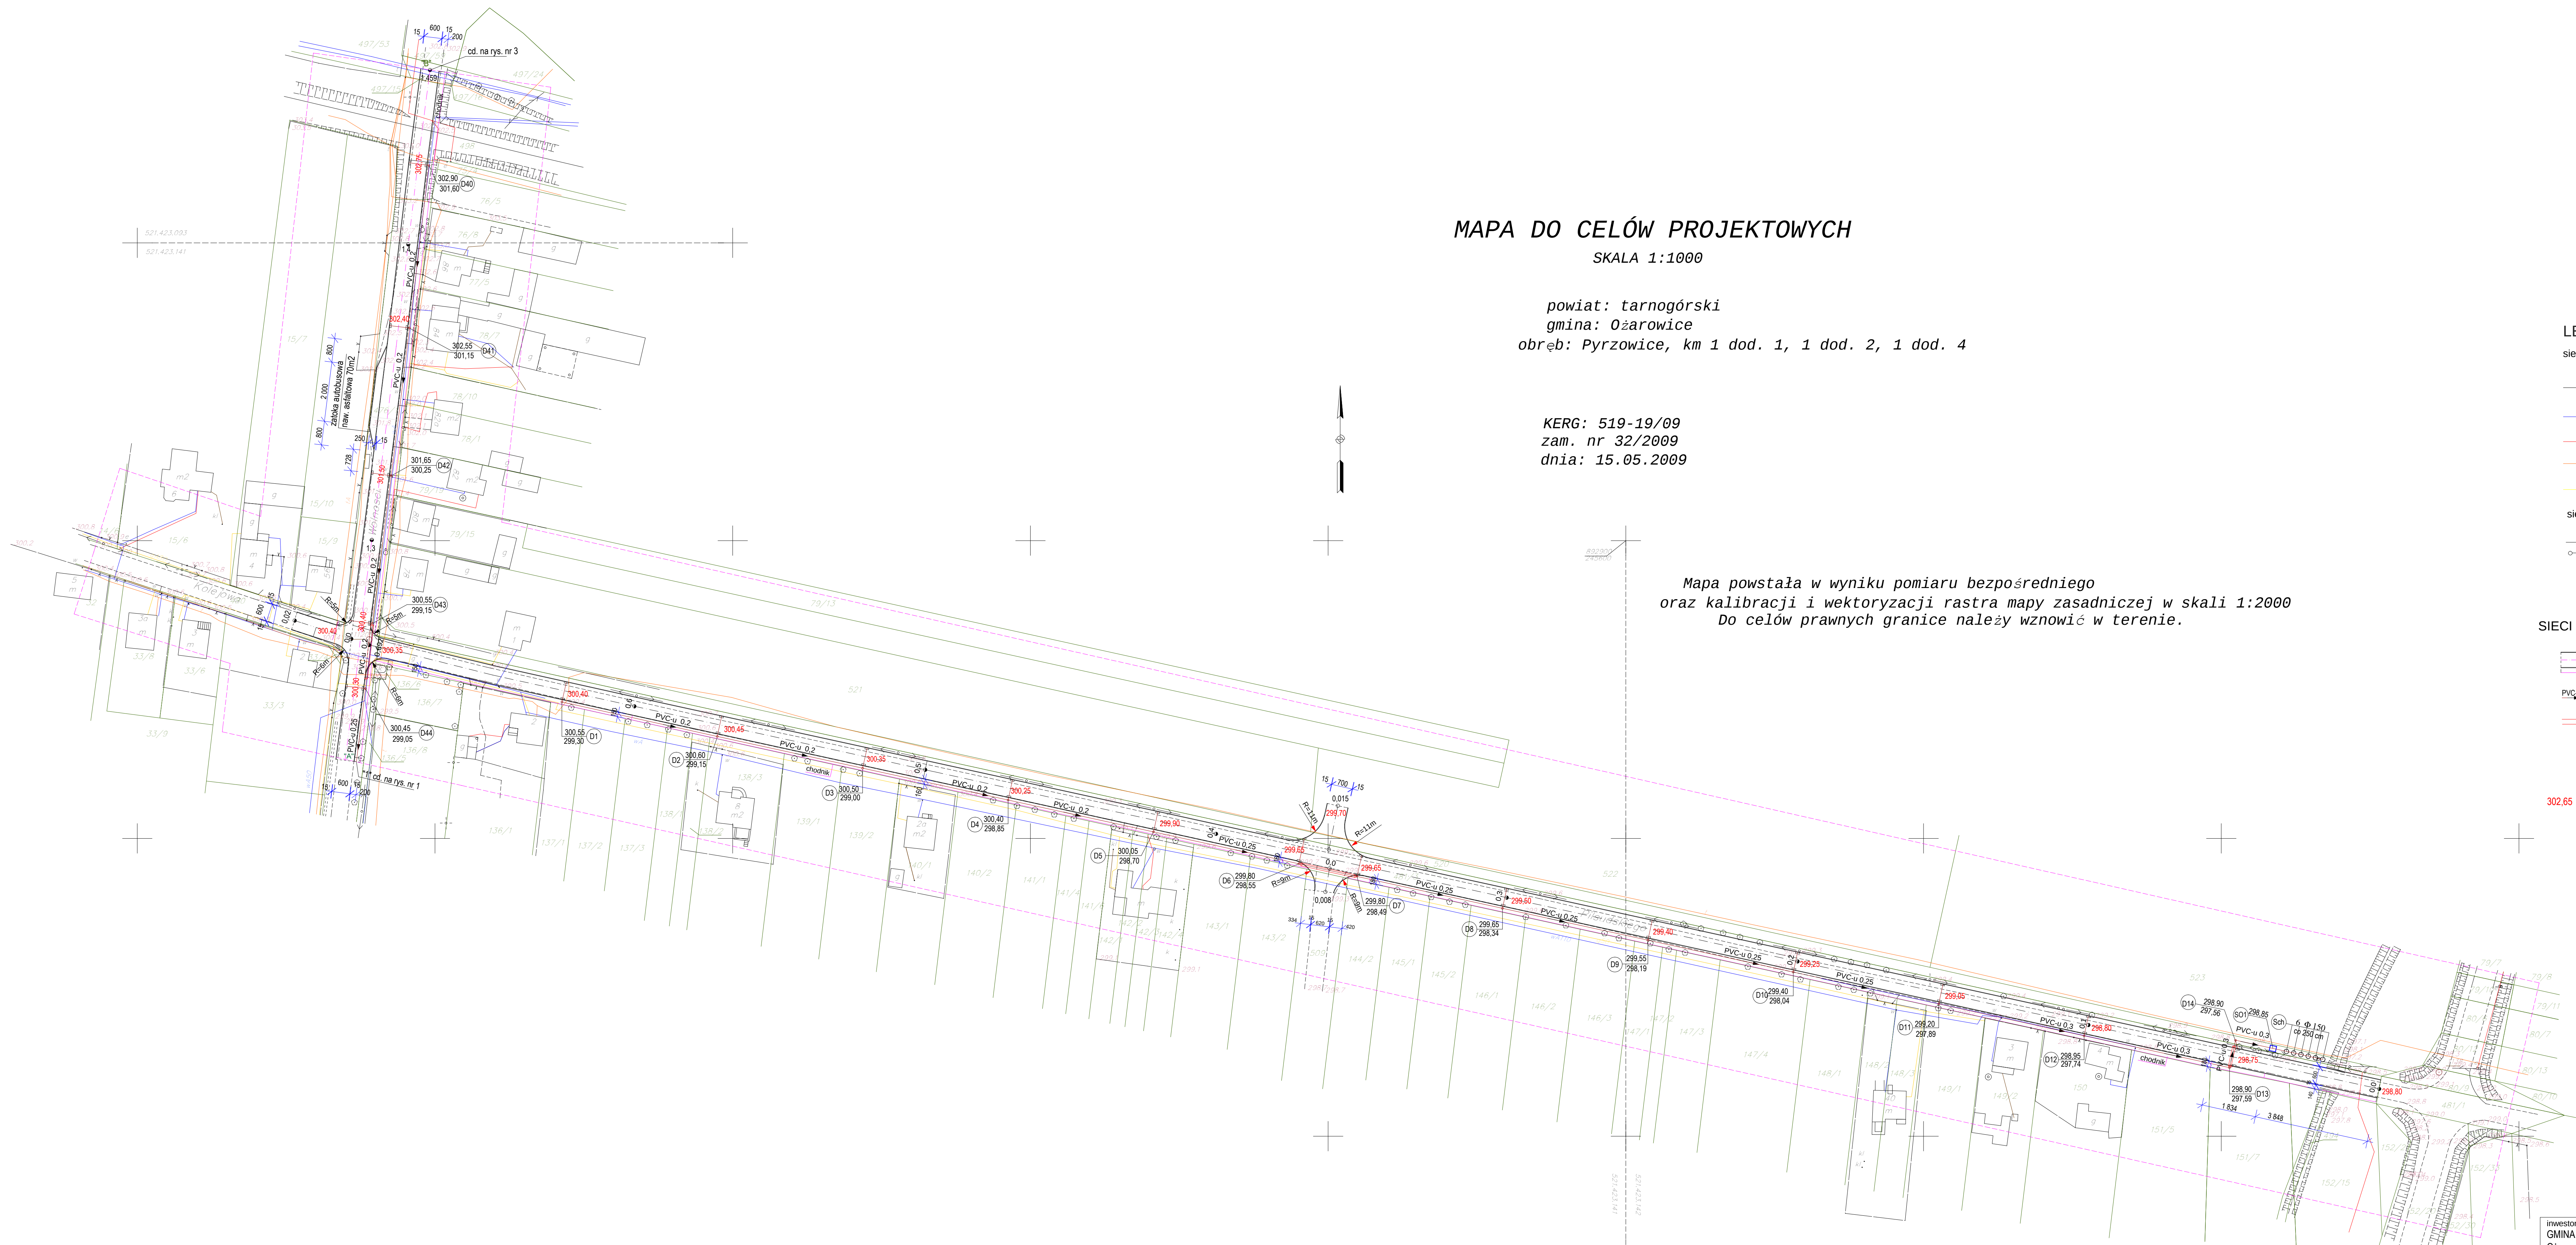

MAPA DO CELÓW PROJEKTOWYCH  
SKALA 1:1000

powiat: tarnogórski  
gmina: Ożarówice  
obręb: Pyrzowice, km 1 dod. 1, 1 dod. 2, 1 dod. 4

KERG: 519-19/09  
zam. nr 32/2009  
dnia: 15.05.2009

Mapa powstała w wyniku pomiaru bezpośredniego  
oraz kalibracji i wektoryzacji rastra mapy zasadniczej w skali 1:2000  
Do celów prawnych granice należy wznowić w terenie.

LEGENDA

- sieci i urządzenia podziemne  
ISTNIEJĄCE
- k — istn. sieć kan. sanit.
  - wa — istn. sieć wodociągowa
  - eNA — ist. sieć energetyczna
  - IA — ist. sieć teletechniczna
  - g — istn. sieć gazu
- sieci i elementy naziemne  
ISTNIEJĄCE
- ist. ogrodzenie
  - ist. oświetlenie na słupach

SIECI I ELEMENTY PROJEKTOWANE

- istniejące drogi i chodniki dla pieszych
- poddane remontowi, przebudowie, skrzyżowania
- PVC-u — projektowana kanalizacja deszczowa
- rury osłonowe kanalizacji deszczowej
- S012 — separator substancji ropopochodnych
- Sch — studnie chronione oczyszczonych wód deszczowych
- rzędne istniejące
- 302.65 302.65 — rzędne projektowane

|                                                                                     |                                                                                                                                                         |                    |              |         |
|-------------------------------------------------------------------------------------|---------------------------------------------------------------------------------------------------------------------------------------------------------|--------------------|--------------|---------|
| inwestor<br>GMINA OŻAROWICE<br>Ożarówice, ul. Dworkowa 15                           | wykonawca<br>PRZEDSIĘBIORSTWO TECHNOLOGII I EKONOMIKI<br>BUDOWNICTWA 41-608 Świętochłowice, ul. Słężan 20/17<br>tel. fax (032) 24 59 300, 0 603 456 218 | s i g m a          |              |         |
| obiekt<br>DROGI W PYRZOWICACH<br>ul. Wolności i Piłsudskiego                        | PRZEBUDOWA, REMONT DROG, CHODNIKÓW<br>ORAZ KANALIZACJA DESZCZOWA                                                                                        | tytuł projektu     | nr proj.     | nr rys. |
| autor projektu<br>inż. Bożena Jakimowicz                                            | nr upr.<br>19/90                                                                                                                                        | data<br>07.2009 r. | podpis       |         |
| mgr inż. Janusz Skarbowski                                                          | 385/82                                                                                                                                                  | 07.2009 r.         |              |         |
| mgr inż. Adrian Fröhlich                                                            | SLK/1000<br>PWOS/05                                                                                                                                     | 07.2009 r.         |              |         |
| tytuł rysunku<br>PLAN ZAGOSPODAROWANIA<br>ul. Piłsudskiego i Wolności odcinek Górny | nr proj.<br>20/09                                                                                                                                       | skala<br>1:1000    | nr rys.<br>2 |         |