


KOTŁOWNIA
Pl. GRESOWE

24,17m²

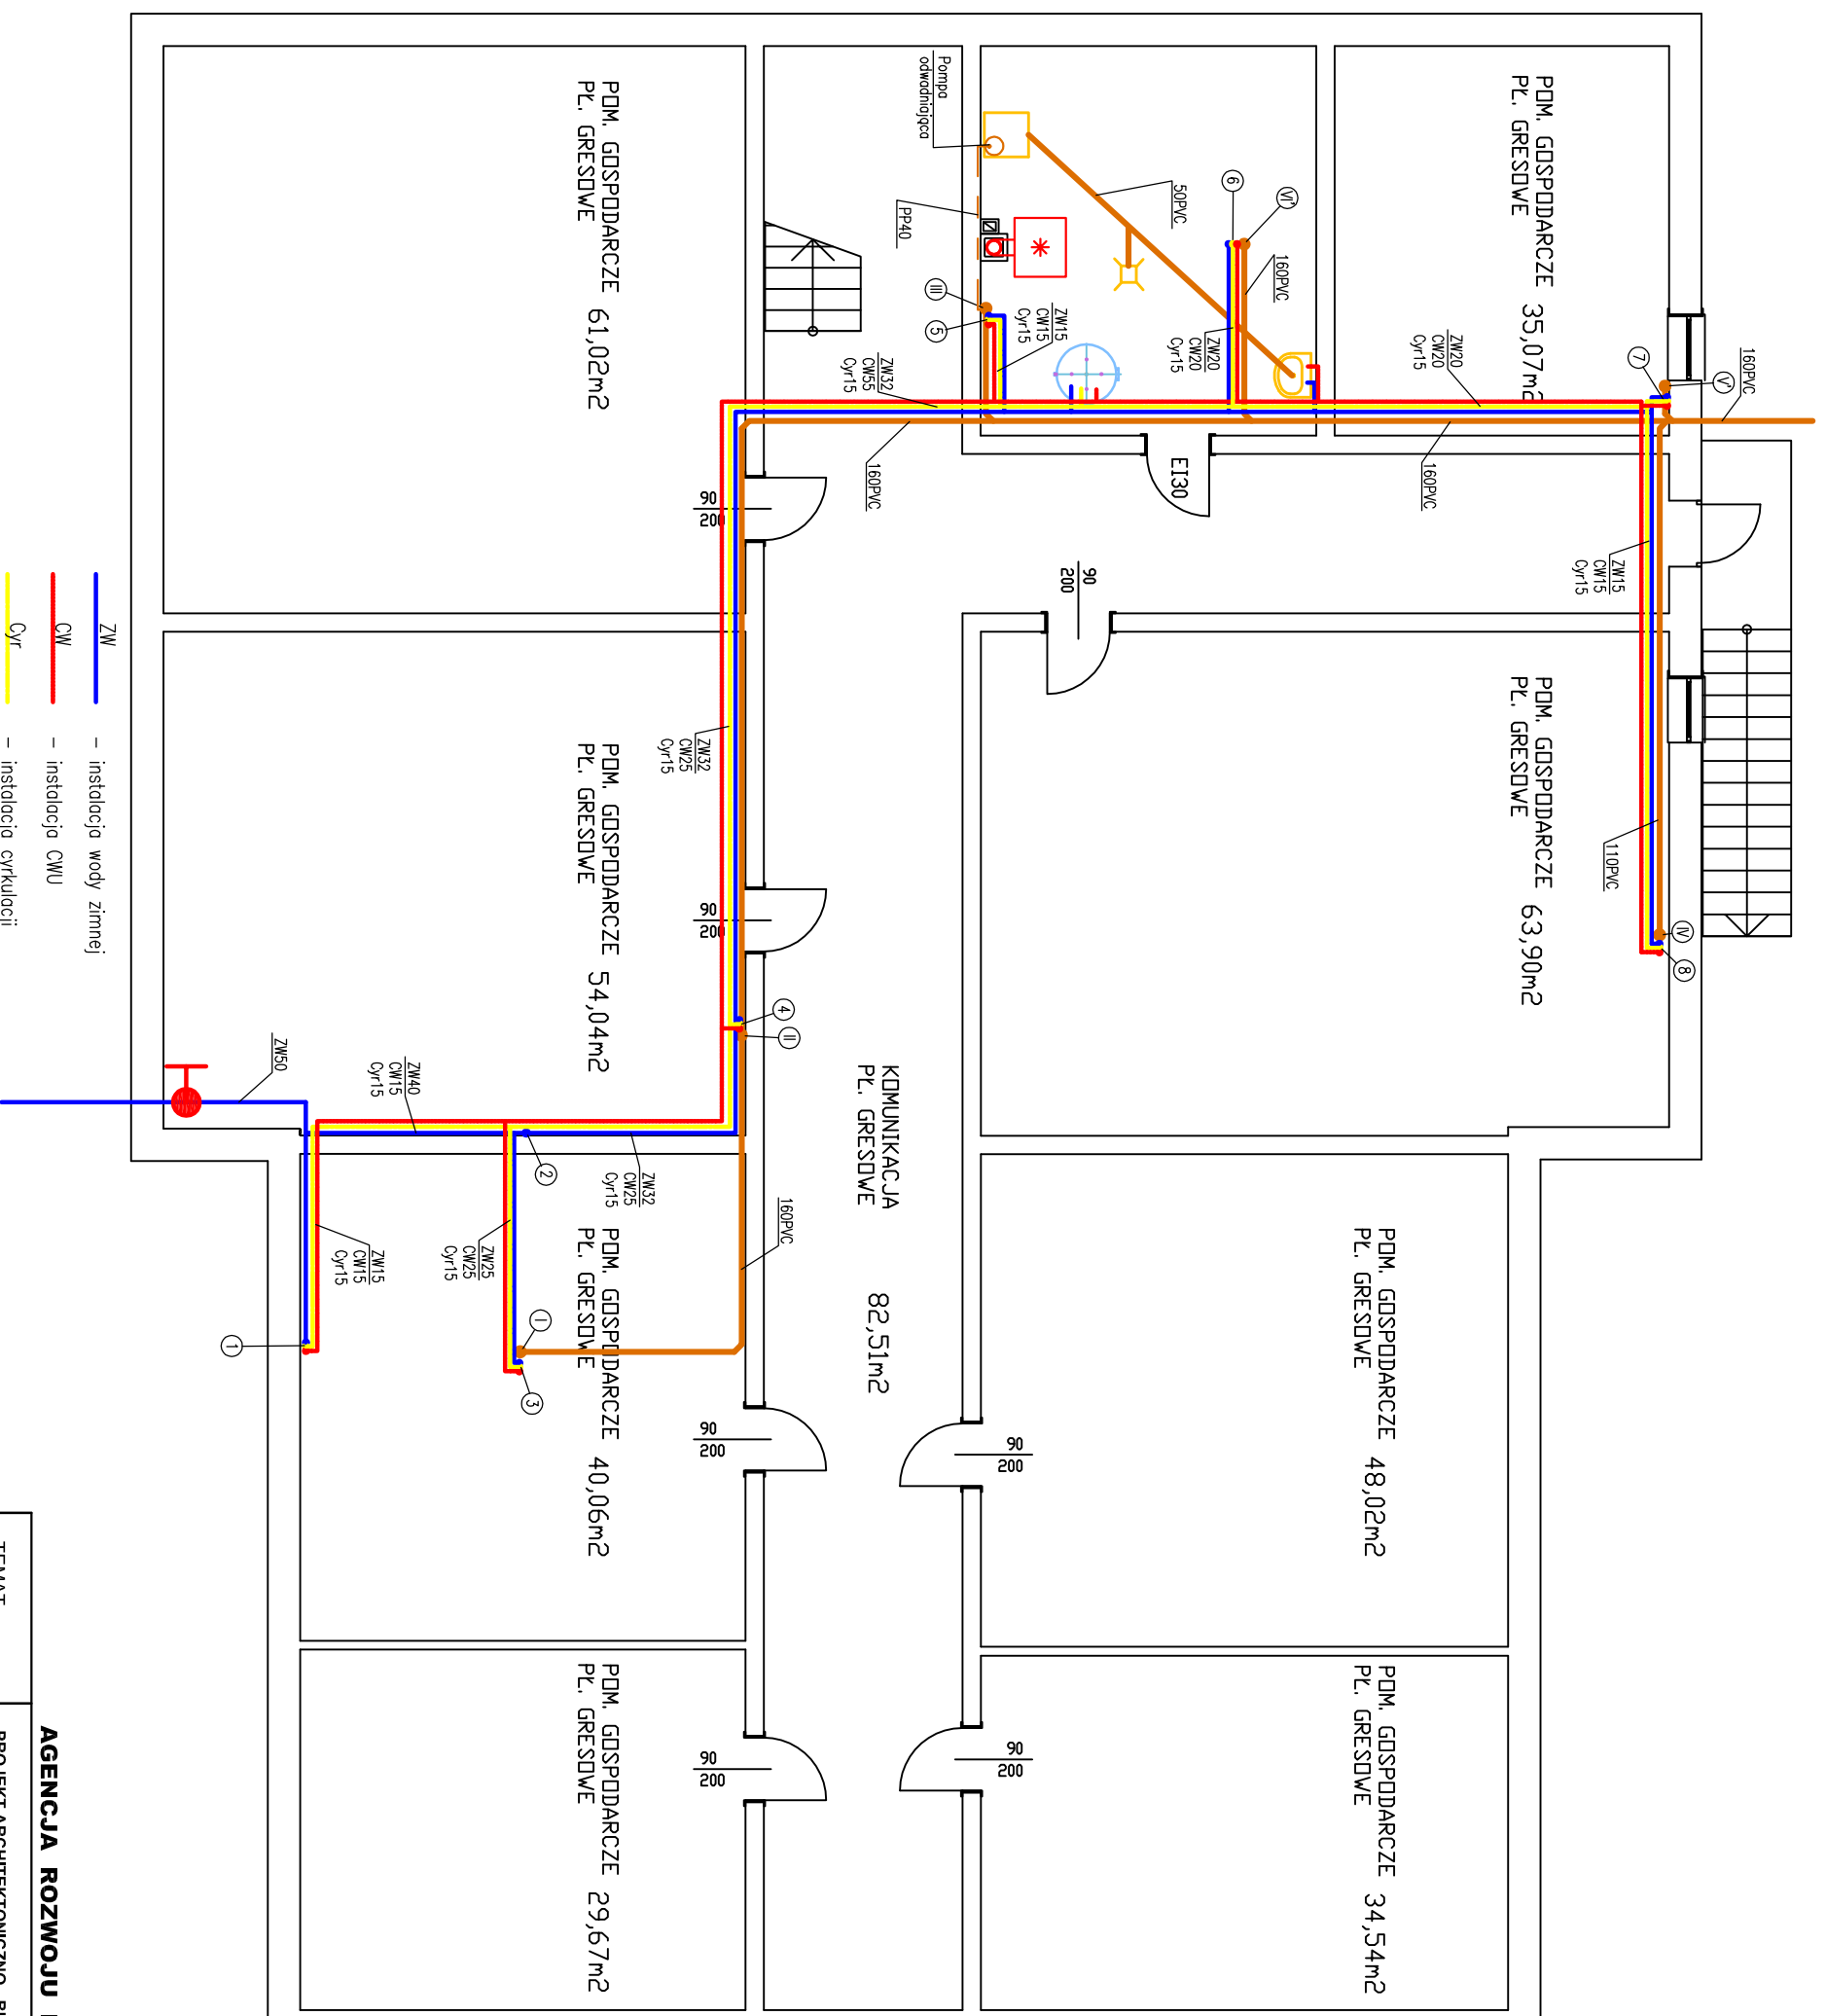

- ZW — instalacja wody zimnej
- CW — instalacja CWU
- Cyr — instalacja cyrkulacji
- PVC — kanalizacja sanitarna
- PP — kanalizacja ciśnieniowa
- ① — pion instalacji wodnych
- ② — pion kanalizacyjny
- ③ — pion kanalizacyjny z zaworem napowietrzającym

AGENCJA ROZWOJU LOKALNEGO "A G R O T U R" SC

TEMAT	PROJEKT ARCHITEKTONICZNO - BUDOWLANY ŚWIETLICY WIEJSKIEJ W CELINACH	
ADRES OBIEKTU	ul. Męczenników, 42-625 CELINY, dz. nr 139	
INWESTOR	GMINA OZAROWICE, ul. Dworcowa 15, 42-624 OZAROWICE	
PROJEKTANT	mgr Inż. Wojciech Karwaka SLK/0467/PWOS/04	
SKALA 1:100	Instalacje sanitarne - rzut piwnic	NR RYS. IS-01