
 

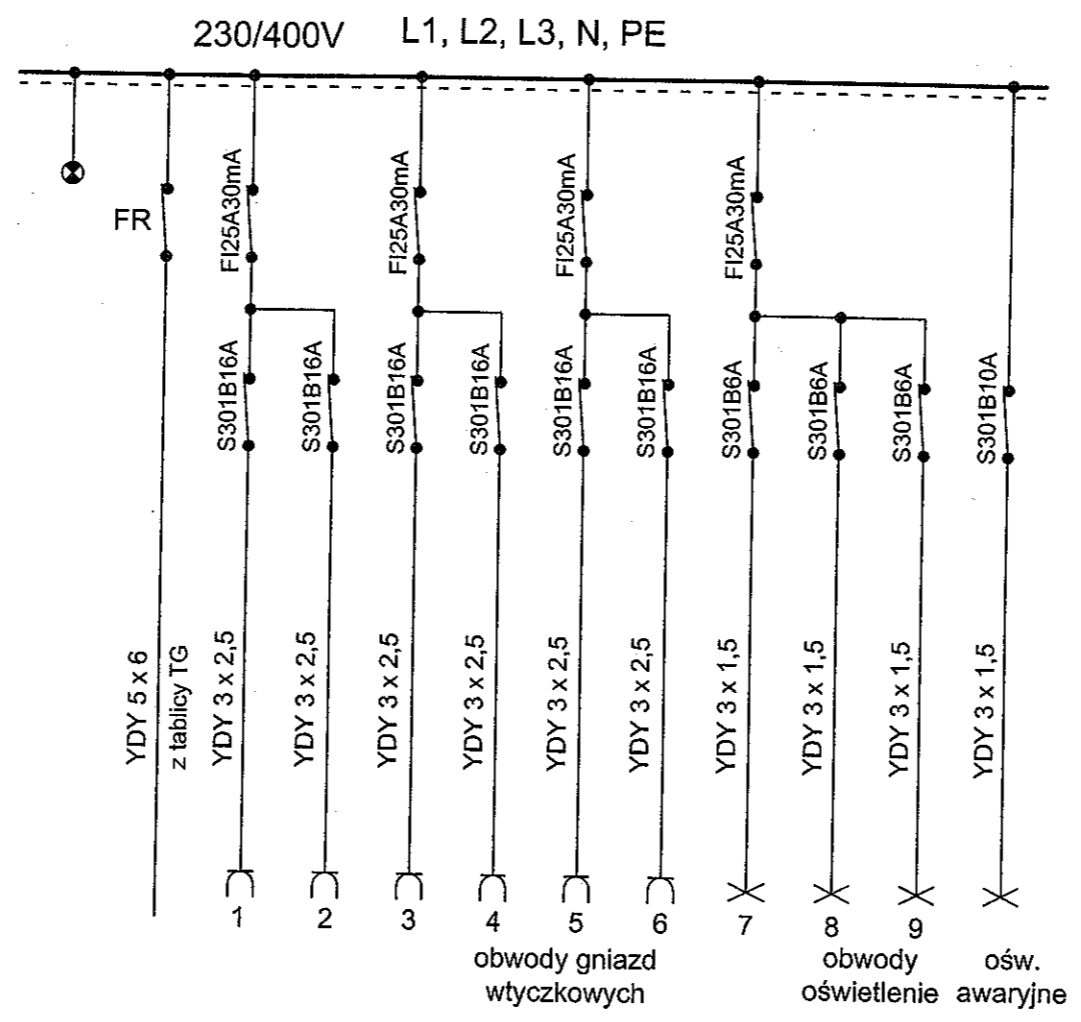


TG

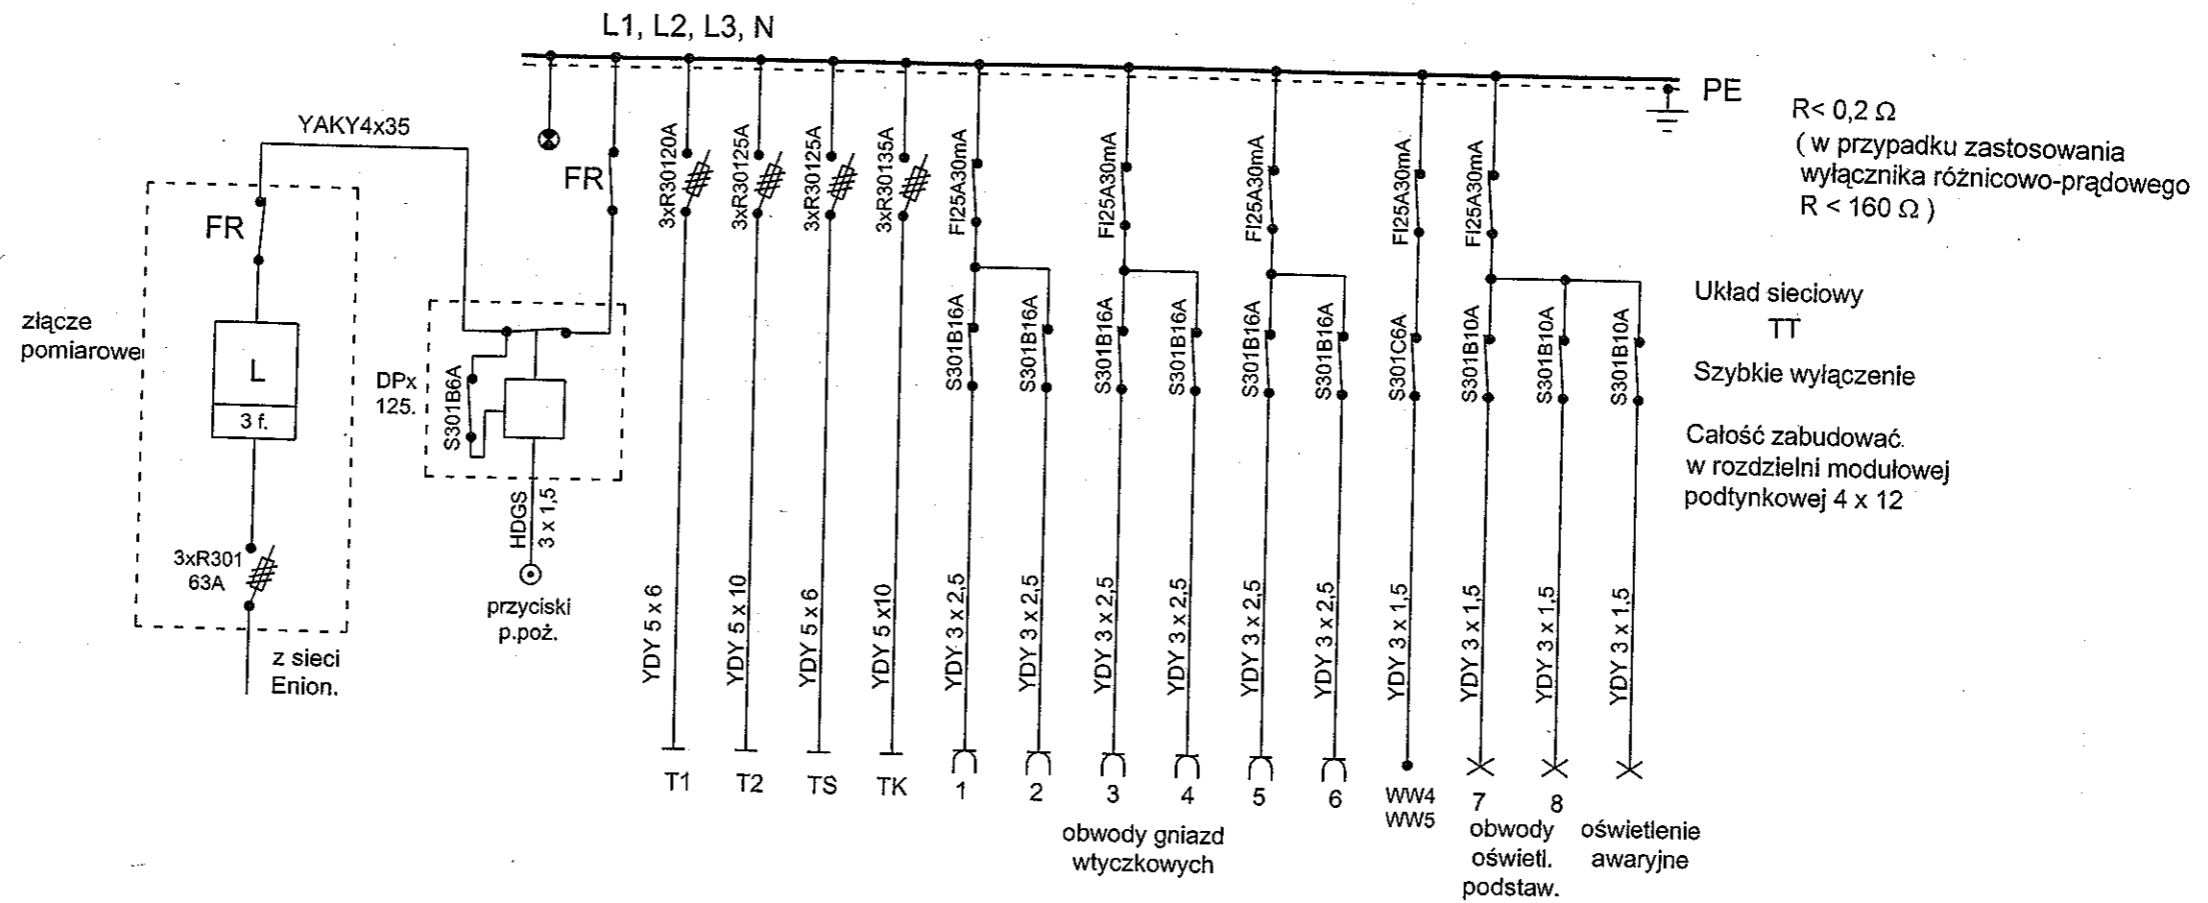

TEMAT:	PROJEKT ARCHITEKTONICZNO - BUDOWLANY ŚWIETLICY WIEJSKIEJ W CELINACH			
ADRES OBIEKTU:	ul. Męczenników, 42-625 CELINY, dz. nr 139			
INWESTOR:	GMINA OŻAROWICE, ul. Dworcowa 15, 42-624 OŻAROWICE			
PROJEKTOWAŁ:	mgr inż. Janusz Kraszyna upr. 53/89	 	DATA	08.2010
OPRACOWAŁ:	mgr inż. Andrzej Piekarski upr. 371/82		BRANŻA	IE
SKALA:	SCHEMAT ZASILANIA I ROZDZIELNIA GŁÓWNA TG		Nr rys.	E-01

T1



Układ TT


Szybkie wyłączenie

Całość zabudować w rozdzielni modułowej podtynkowej 3 x 12

TEMAT:	PROJEKT ARCHITEKTONICZNO - BUDOWLANY ŚWIETLICY WIEJSKIEJ W CELINACH			
ADRES OBIEKTU:	ul. Męczenników, 42-625 CELINY, dz. nr 139			
INWESTOR:	GMINA OŻAROWICE, ul. Dworcowa 15, 42-624 OŻAROWICE			
PROJEKTOWAŁ:	mgr inż. Janusz Kraszyna upr. 53/89	 	DATA	08.2010
OPRACOWAŁ:	mgr inż. Andrzej Piekarski upr. 371/82		BRANŻA	IE
SKALA:	SCHEMAT TABLICY T1		Nr rys.	E-02

TS

Całość zabudować
w rozdzielni modułowej
podtynkowej 3 x 12

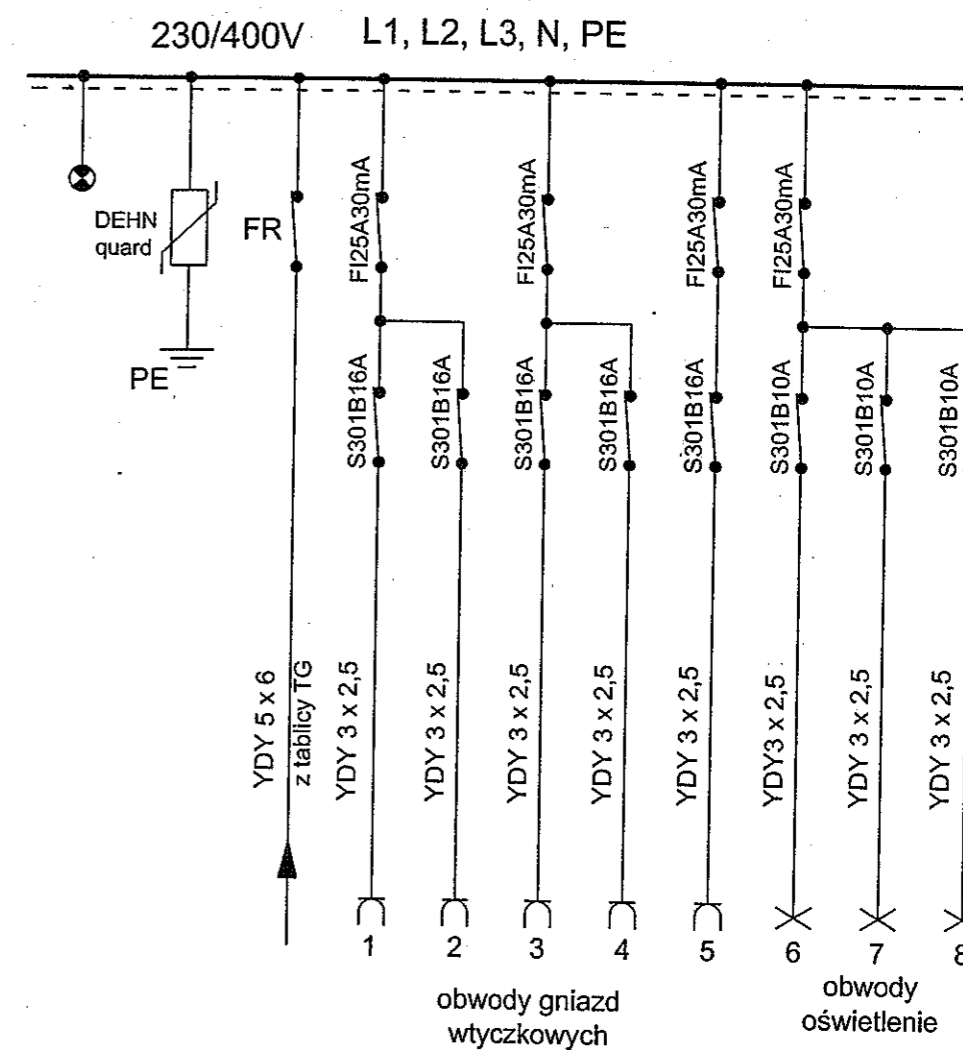


Układ sieciowy

TT



Szybkie wyłączenie

TEMAT:	PROJEKT ARCHITEKTONICZNO - BUDOWLANY ŚWIETLICY WIEJSKIEJ W CELINACH			
ADRES OBIEKTU:	ul. Męczenników, 42-625 CELINY, dz. nr 139			
INWESTOR:	GMINA OŻAROWICE, ul. Dworcowa 15, 42-624 OŻAROWICE			
PROJEKTOWAŁ:	mgr inż. Janusz Kraszyna upr. 53/89		DATA	08.2010
OPRACOWAŁ:	mgr inż. Andrzej Piekarski upr. 371/82		BRANŻA	IE
SKALA:	SCHEMAT TABLICY TS		Nr rys.	E-03


TK

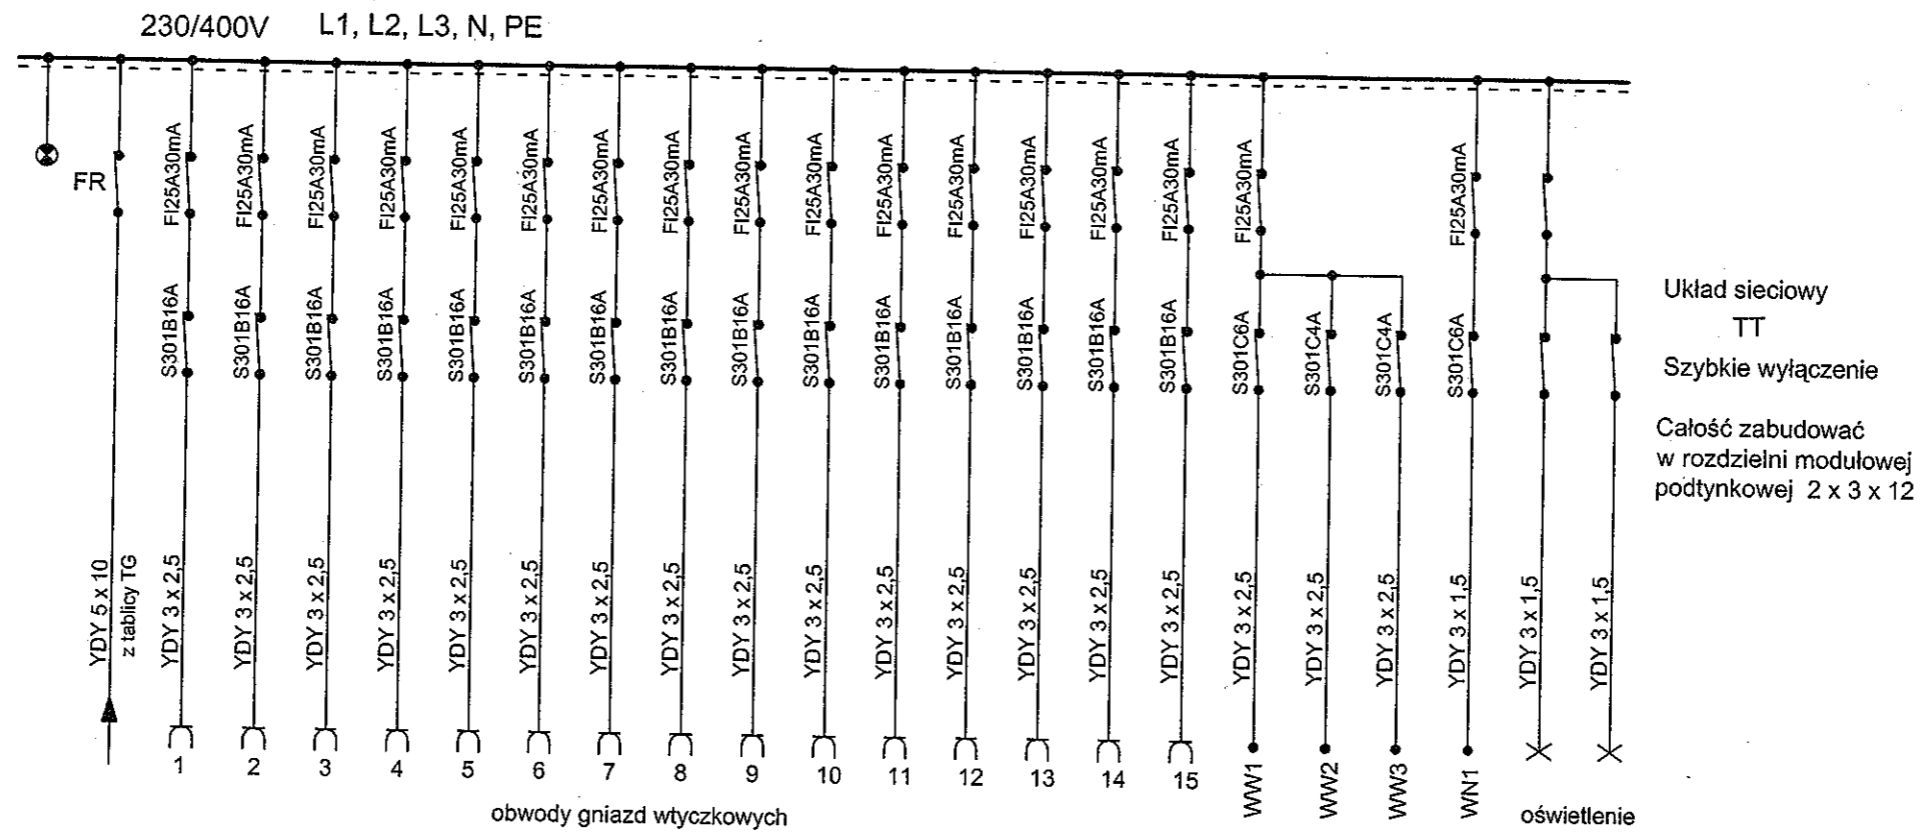

obwody gniazd wtyczkowych

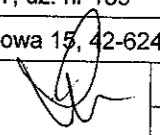TEMAT:	PROJEKT ARCHITEKTONICZNO - BUDOWLANY ŚWIETLICY WIEJSKIEJ W CELINACH		
ADRES OBIEKTU:	ul. Męczenników, 42-625 CELINY, dz. nr 139		
INWESTOR:	GMINA OŻAROWICE, ul. Dworcowa 15, 42-624 OŻAROWICE		
PROJEKTOWAŁ:	mgr inż. Janusz Kraszyna upr. 53/89	 	DATA 08.2010
OPRACOWAŁ:	mgr inż. Andrzej Piekarski upr. 371/82		BRANŻA IE
SKALA:	SCHEMAT TABLICY TK		Nr rys. E-O4


T2

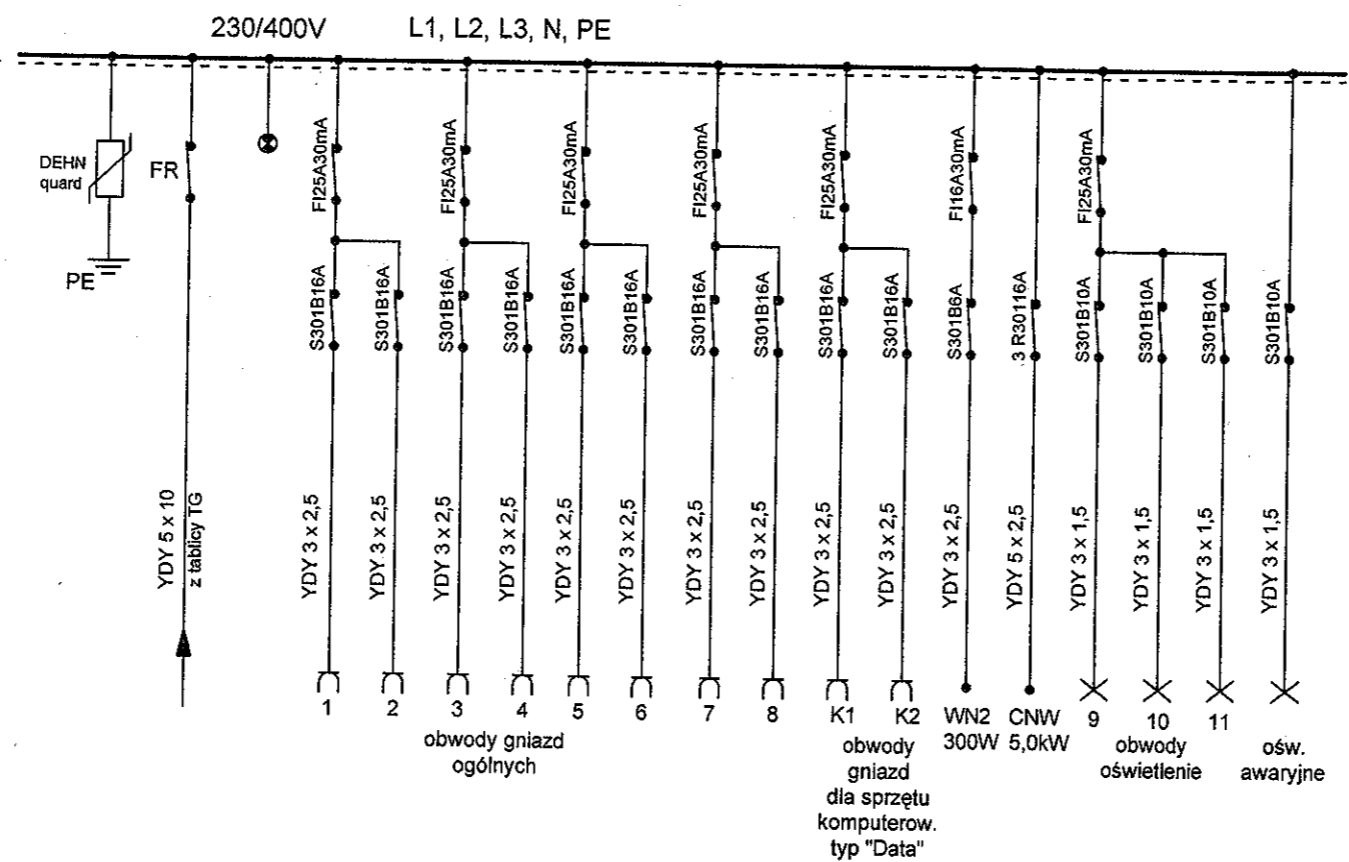


Układ TT

Szybkie wyłączenie

 

Całość zabudować
w rozdzielni modułowej
podtynkowej 4 x 12

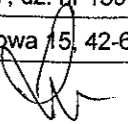
TEMAT:	PROJEKT ARCHITEKTONICZNO - BUDOWLANY ŚWIETLICY WIEJSKIEJ W CELINACH		
ADRES OBIEKTU:	ul. Męczenników, 42-625 CELINY, dz. nr 139		
INWESTOR:	GMINA OŻAROWICE, ul. Dworcowa 15, 42-624 OŻAROWICE		
PROJEKTOWAŁ:	mgr inż. Janusz Kraszyna upr. 53/89		DATA 08.2010
OPRACOWAŁ:	mgr inż. Andrzej Piekarski upr. 371/82		BRANŻA IE
SKALA:	SCHEMAT TABLICY T2		Nr rys. E-05

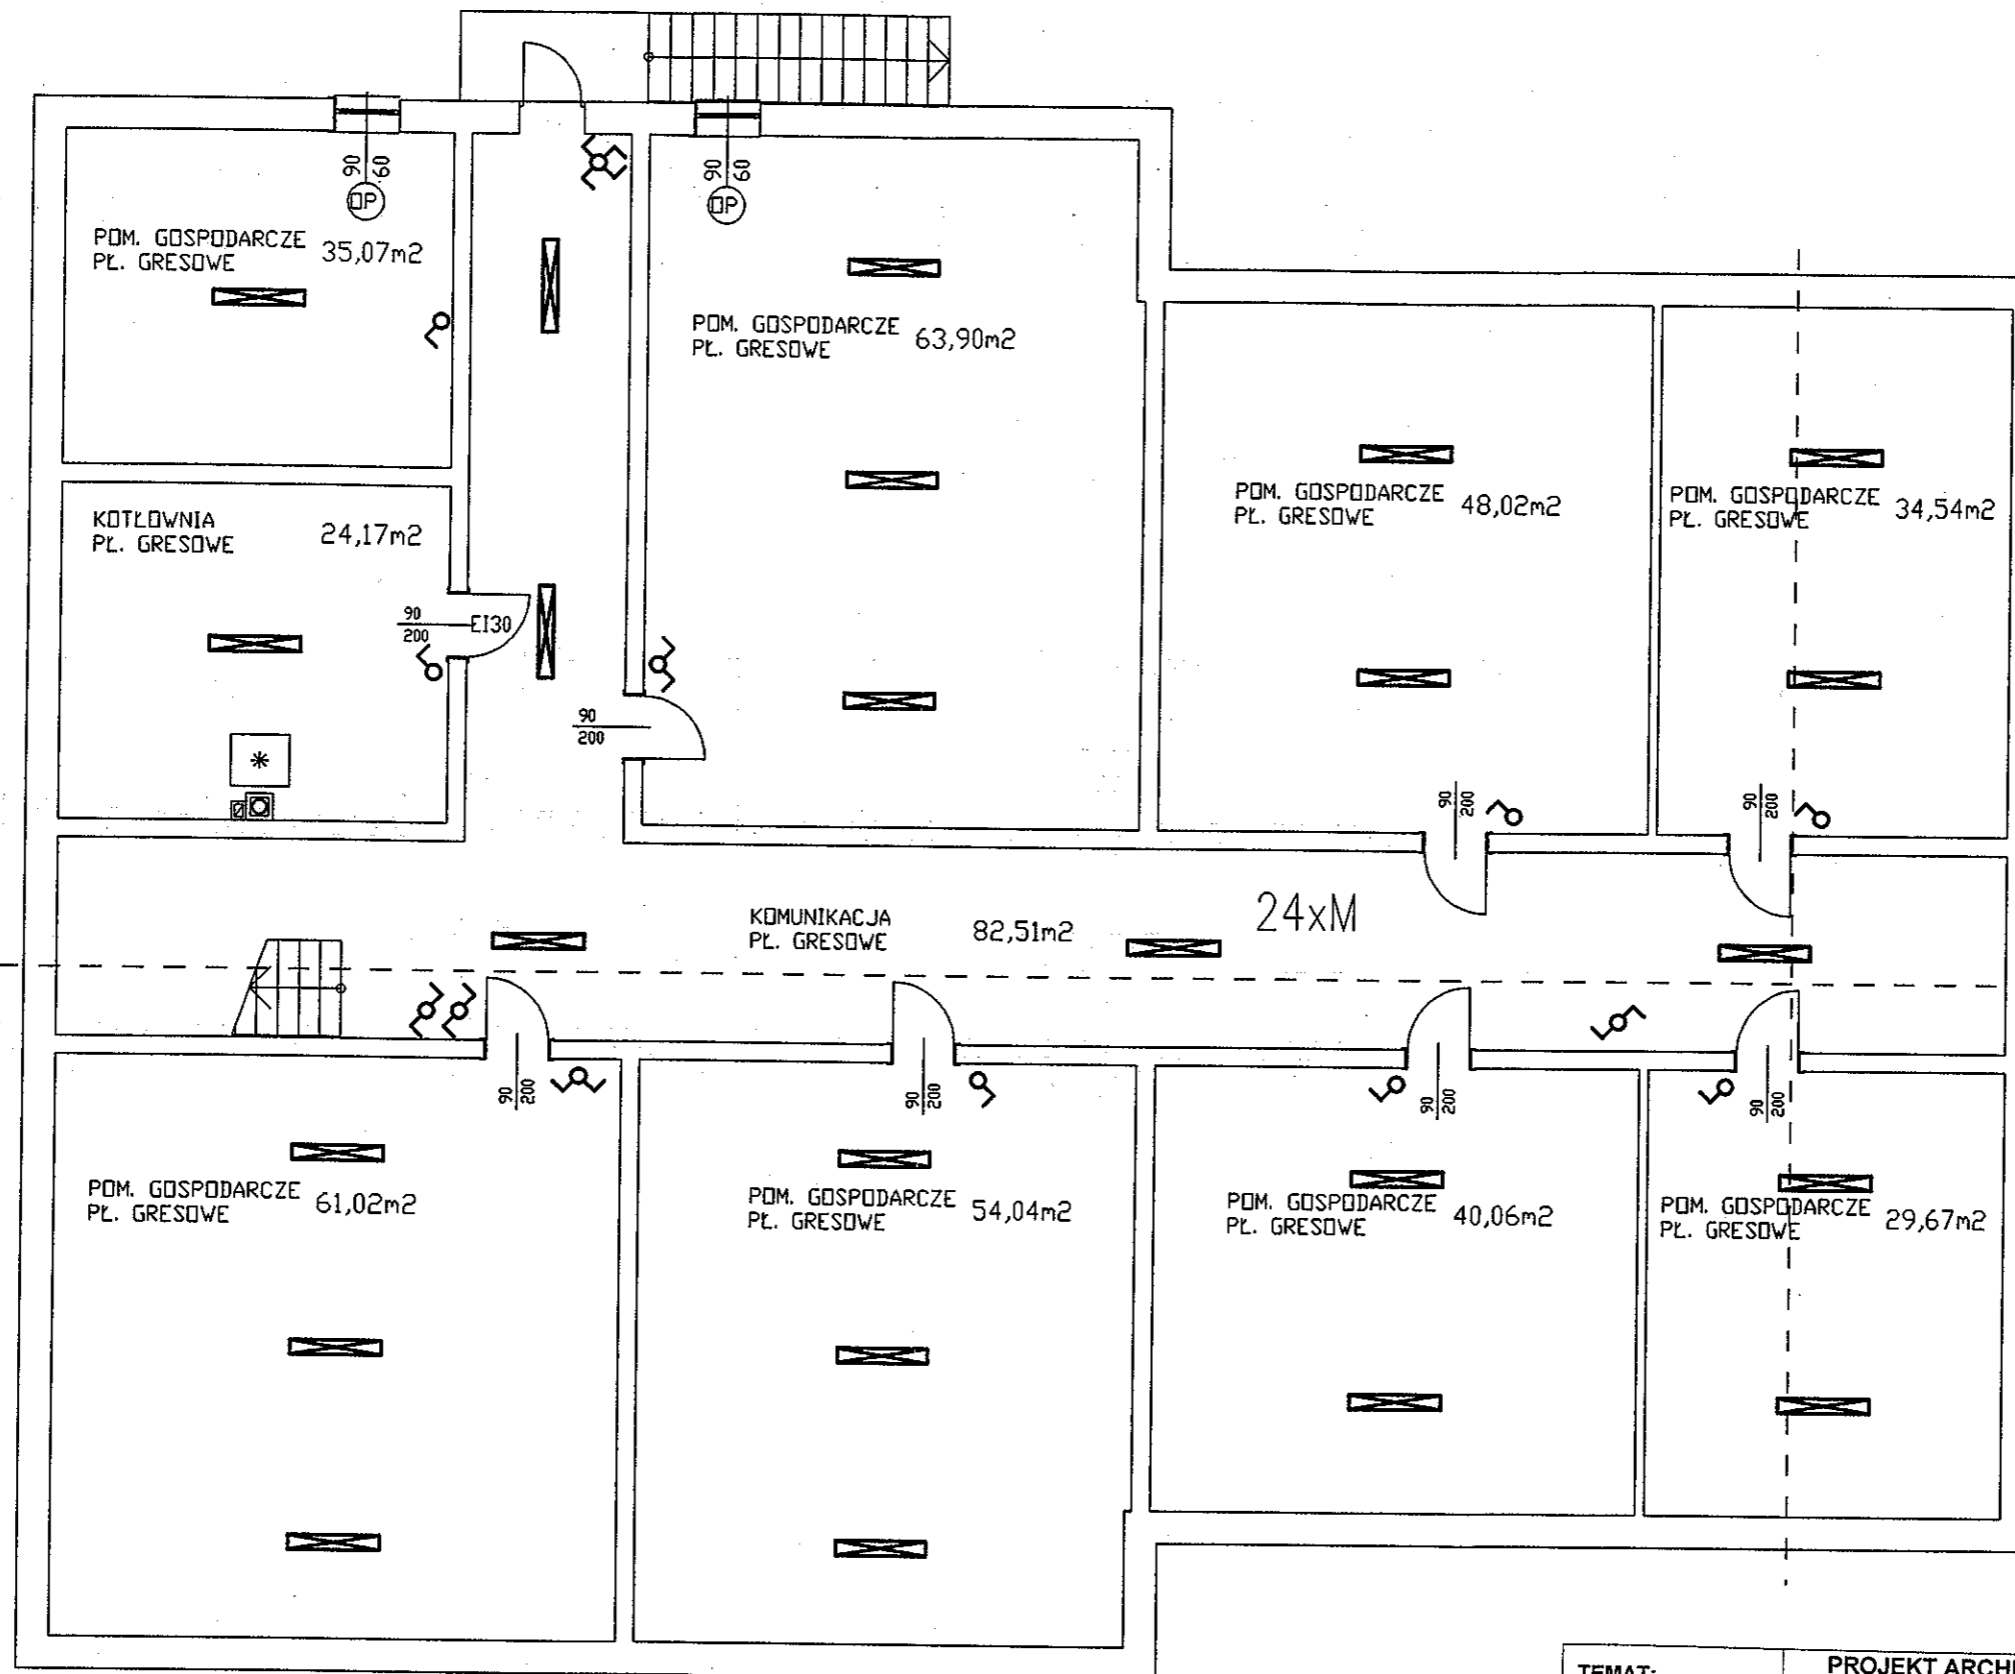

M – oprawa nastropowa
2 x 36 W IP65

 
 
STAROSTWO POWIATOWE
w Tarnowskich Górach
ODZIAŁ BUDOWNICTWA I ARCHITEKTURY
ul. Karłowicza 5


TEMAT:	PROJEKT ARCHITEKTONICZNO - BUDOWLANY ŚWIETLICY WIEJSKIEJ W CELINACH			
ADRES OBIEKTU:	ul. Męczenników, 42-625 CELINY, dz. nr 139			
INWESTOR:	GMINA OŻAROWICE, ul. Dworcowa 15, 42-624 OŻAROWICE			
PROJEKTOWAŁ:	mgr inż. Janusz Kraszyna upr. 53/89	 	DATA	08.2010
OPRACOWAŁ:	mgr inż. Andrzej Piekarski upr. 371/82		BRANŻA	IE
SKALA: 1 : 100	Oświetlenie podstawowe - rzut piwnic	Nr rys.	E-06	

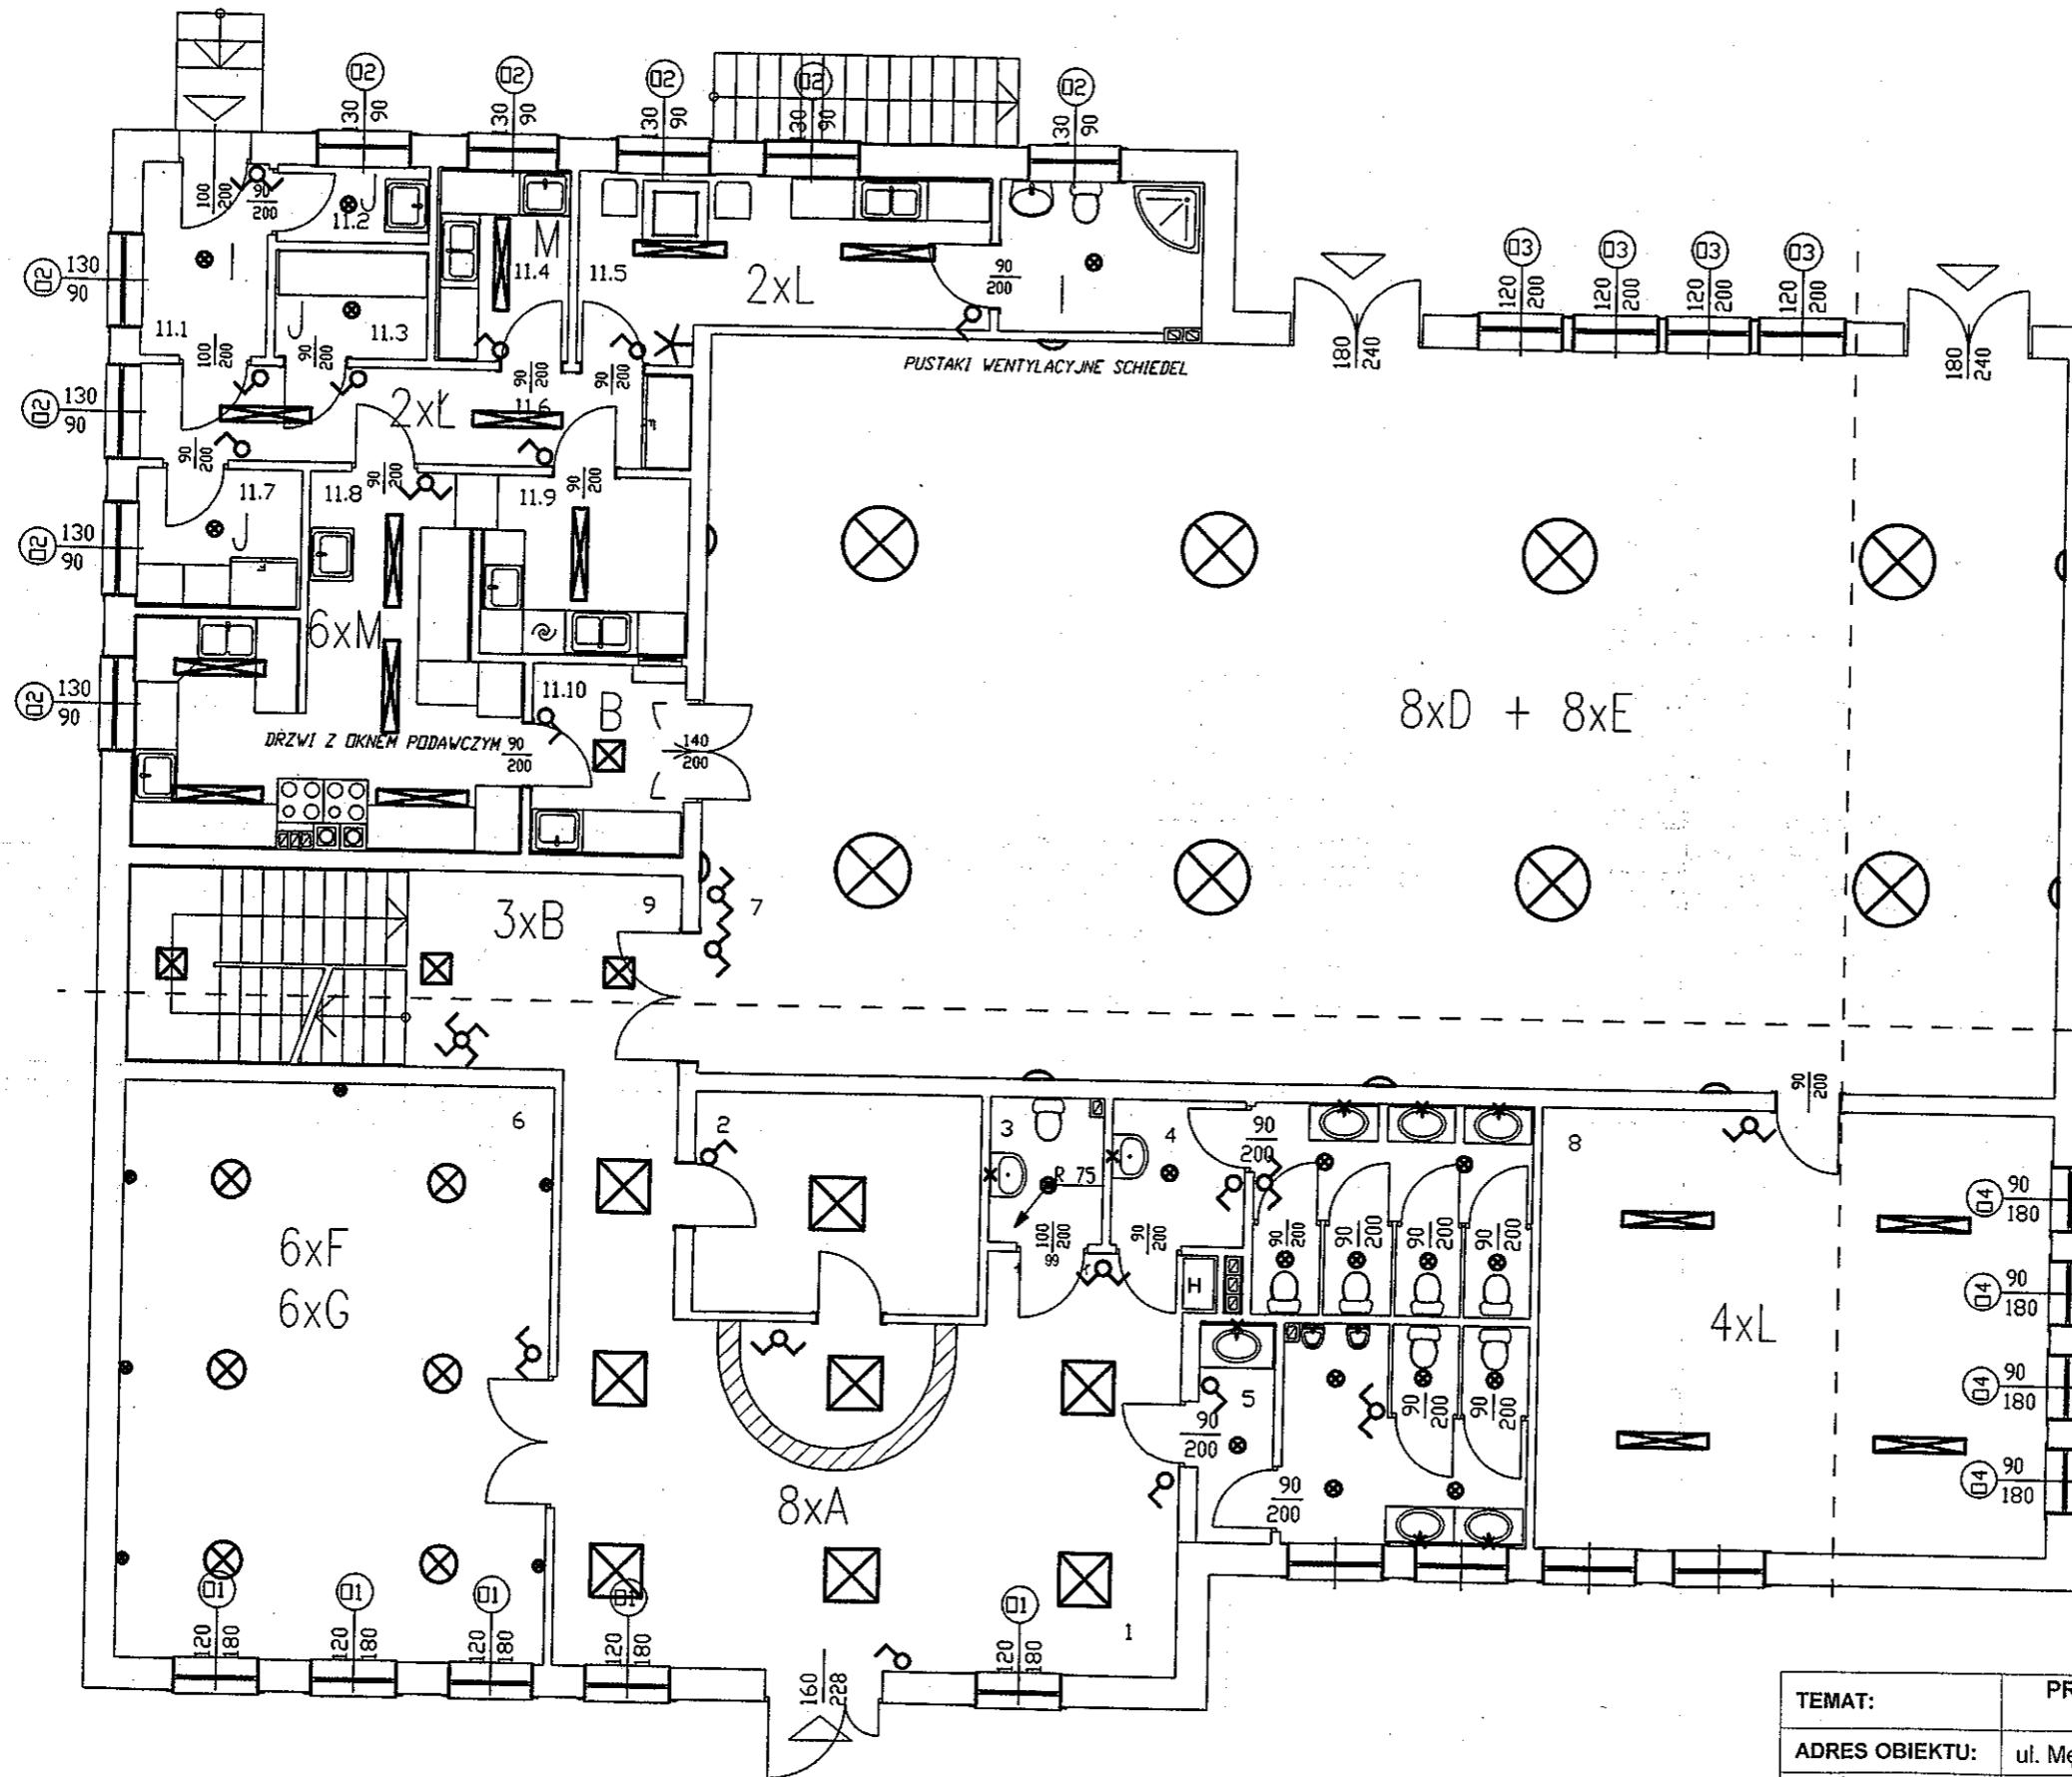






- A - oprawa nastropowa 4 x 24 W
- B - oprawa nastropowa 2 x 24 W
- C - oprawa zwieszana VEGA
4 x 20 W firmy Plexiform
- D - oprawa zwieszana TUBUS
8 x 20 W firmy Plexiform
- E - kinkiet TUBUS 1 x 20 W
firmy Plexiform
- F - oprawa nastropowa RING
4 x 20 W firmy Plexiform
- G - kinkiet RING 1 x 20 W
firmy Plexiform
- H - oprawa nastropowa 2 x 18 W
BARI II firmy Plexiform
- I - oprawa nastropowa SOLAR
1 x 26 W EVG IP66 firmy Plexiform
- J - oprawa nastropowa SOLAR
1 x 13 W IP 66 firmy Plexiform
- K - oprawa zwieszana PRESTO DI-IN
2 x 54 W EVG firmy Plexiform
- L - oprawa nastropowa LATTE OPAL
2 x 36 W EVG firmy Plexiform
- Ł - oprawa nastropowa FIBRA 1 x 36 W
EVG IP 65 firmy Plexiform
- M - oprawa nastropowa FIBRA 2 x 36 W
EVG IP 65 firma Plexiform
- N - oprawa nastropowa CLIK CS
1 x 24 W EVG firmy Plexiform

 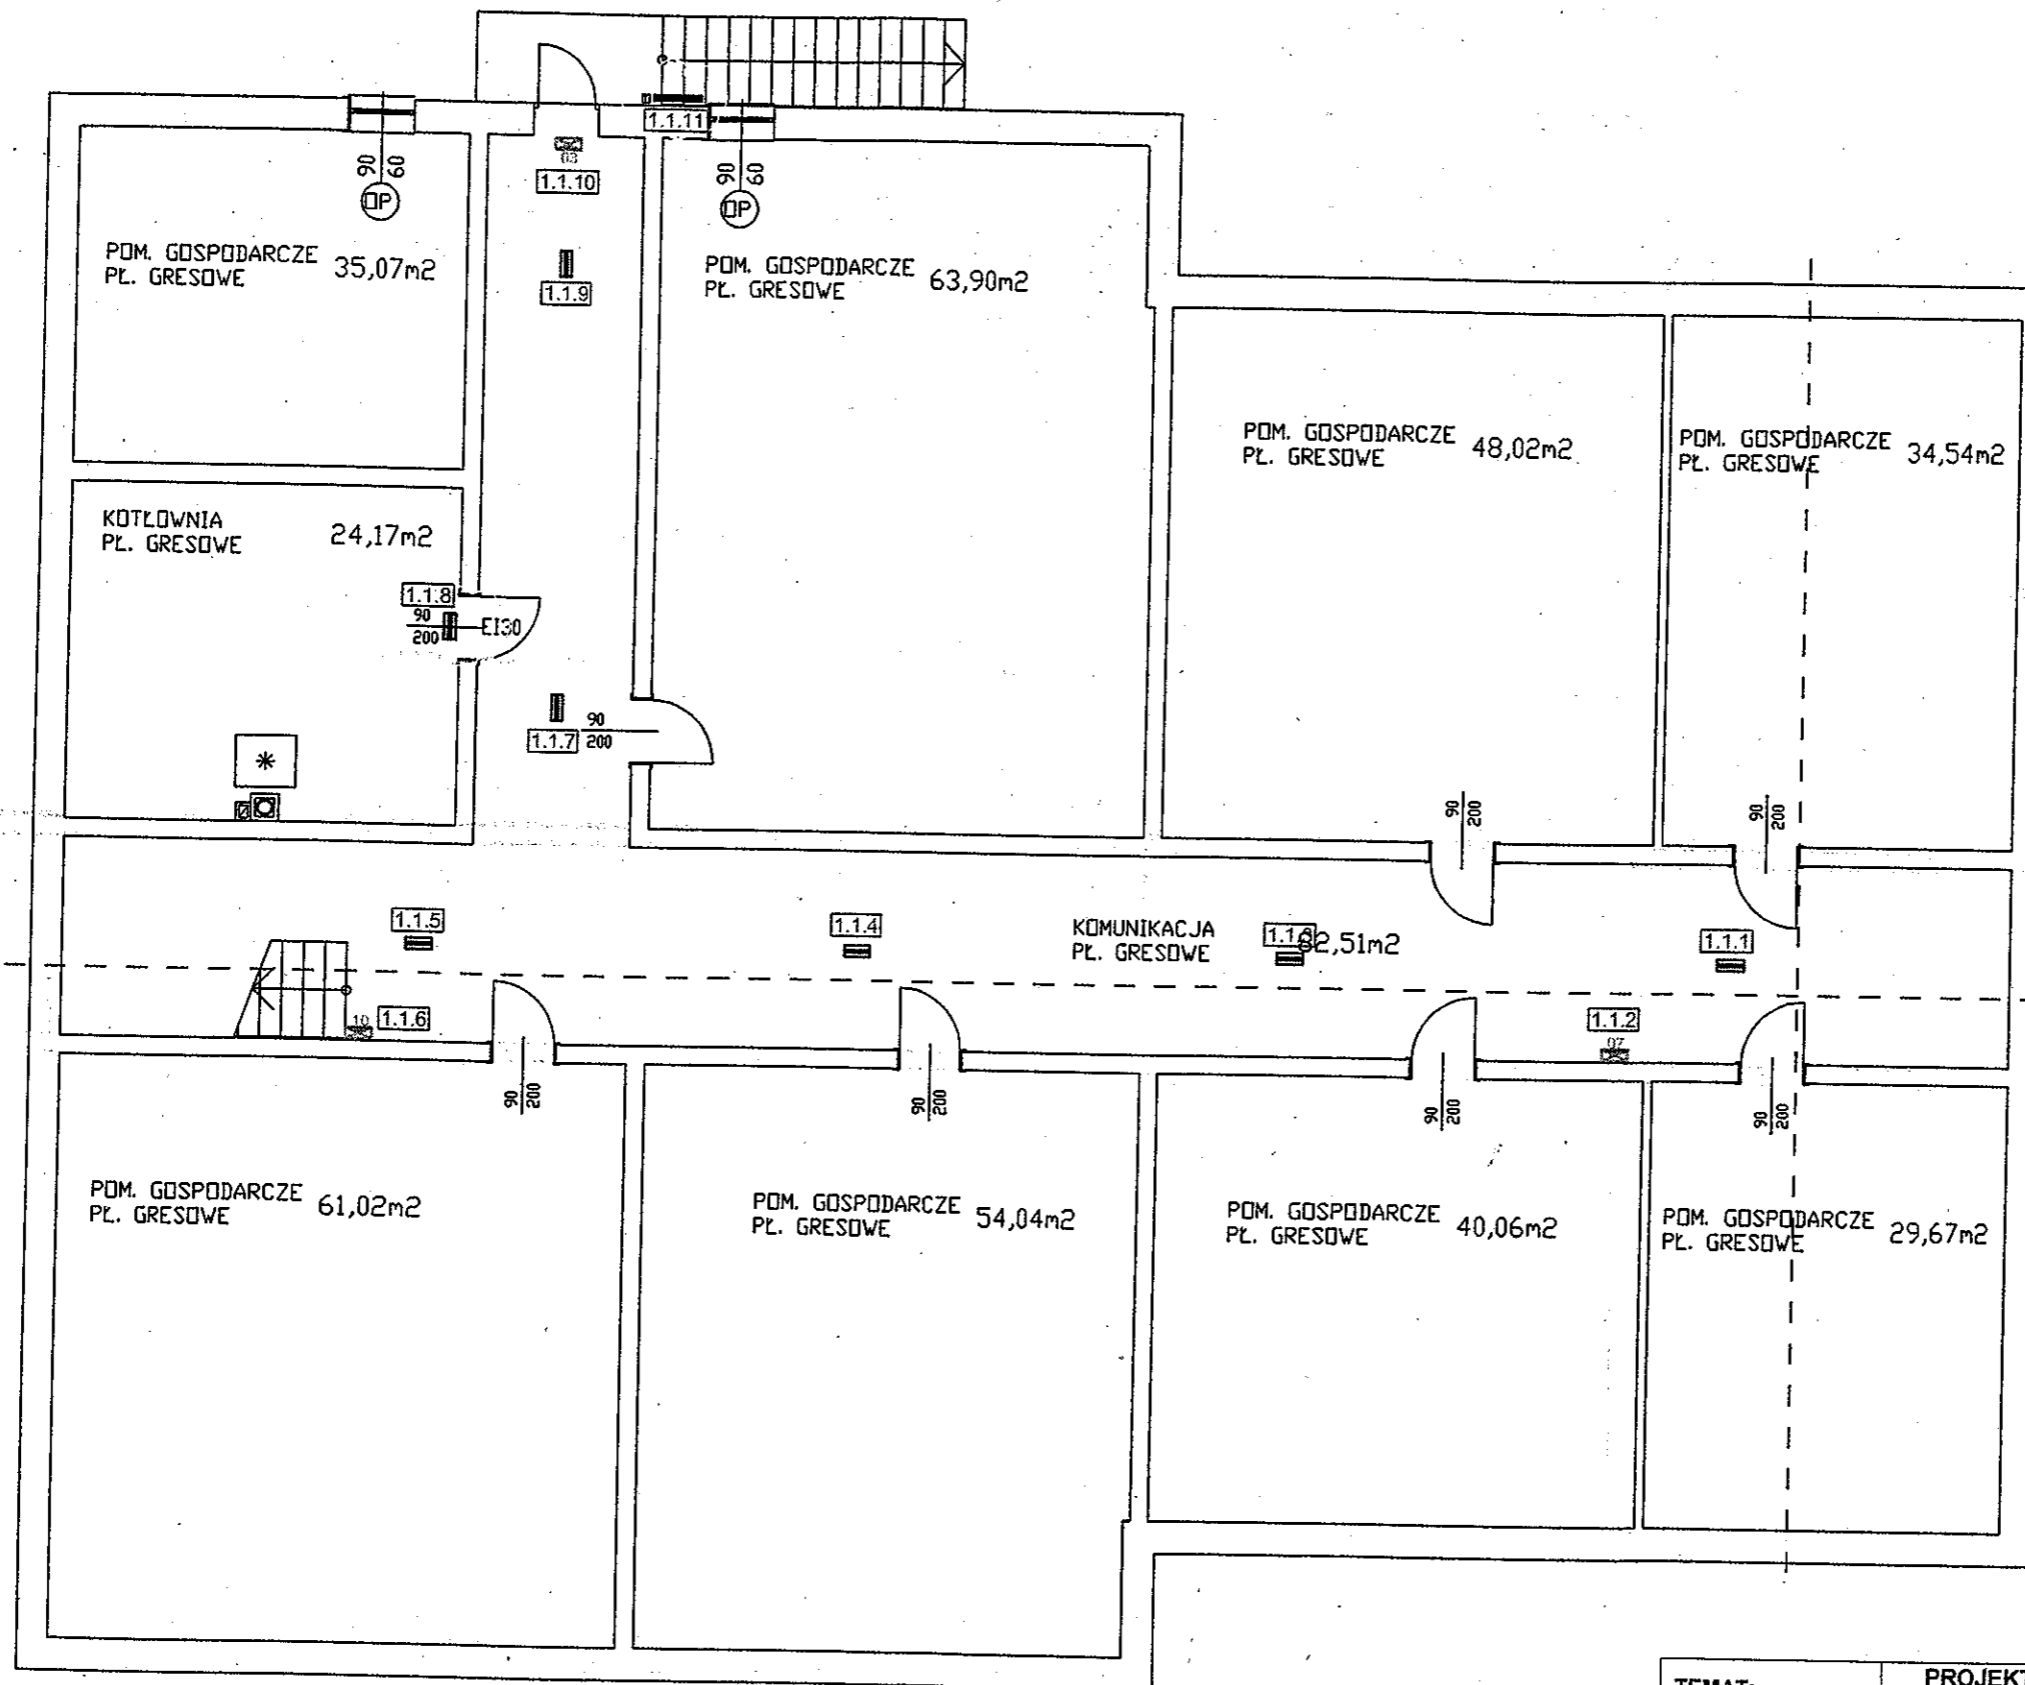
URZĘDNIWO POWIATOWE
w Tarnowskich Górach
DZIAŁ BUDOWNICTWA I ARCHITECTURY
ul. Karłowicza 5


TEMAT:	PROJEKT ARCHITEKTONICZNO - BUDOWLANY ŚWIETLICY WIEJSKIEJ W CELINACH			
ADRES OBIEKTU:	ul. Męczenników, 42-625 CELINY, dz. nr 139			
INWESTOR:	GMINA OŻAROWICE, ul. Dworcowa 15, 42-624 OŻAROWICE			
PROJEKTOWAŁ:	mgr inż. Janusz Kraszyna upr. 53/89	 	DATA	08.2010
OPRACOWAŁ:	mgr inż. Andrzej Piekarski upr. 371/82		BRANŻA	IE
SKALA: 1 : 100	Oświetlenie podstawowe - rzut parteru		Nr rys.	E-07





 



-  Oprawa doświetlająca Prymat CT 1C
-  Oprawa kierunkowa Prymat CT J LED
-  Oprawa kierunkowa Prymat DW CT J LED
-  Oprawa doświetlająca TCW060 1x18W CT 1C T z termostatem
-  Numeracja systemu H-300 (nr linii/nr rozdzielacza/nr oprawy)

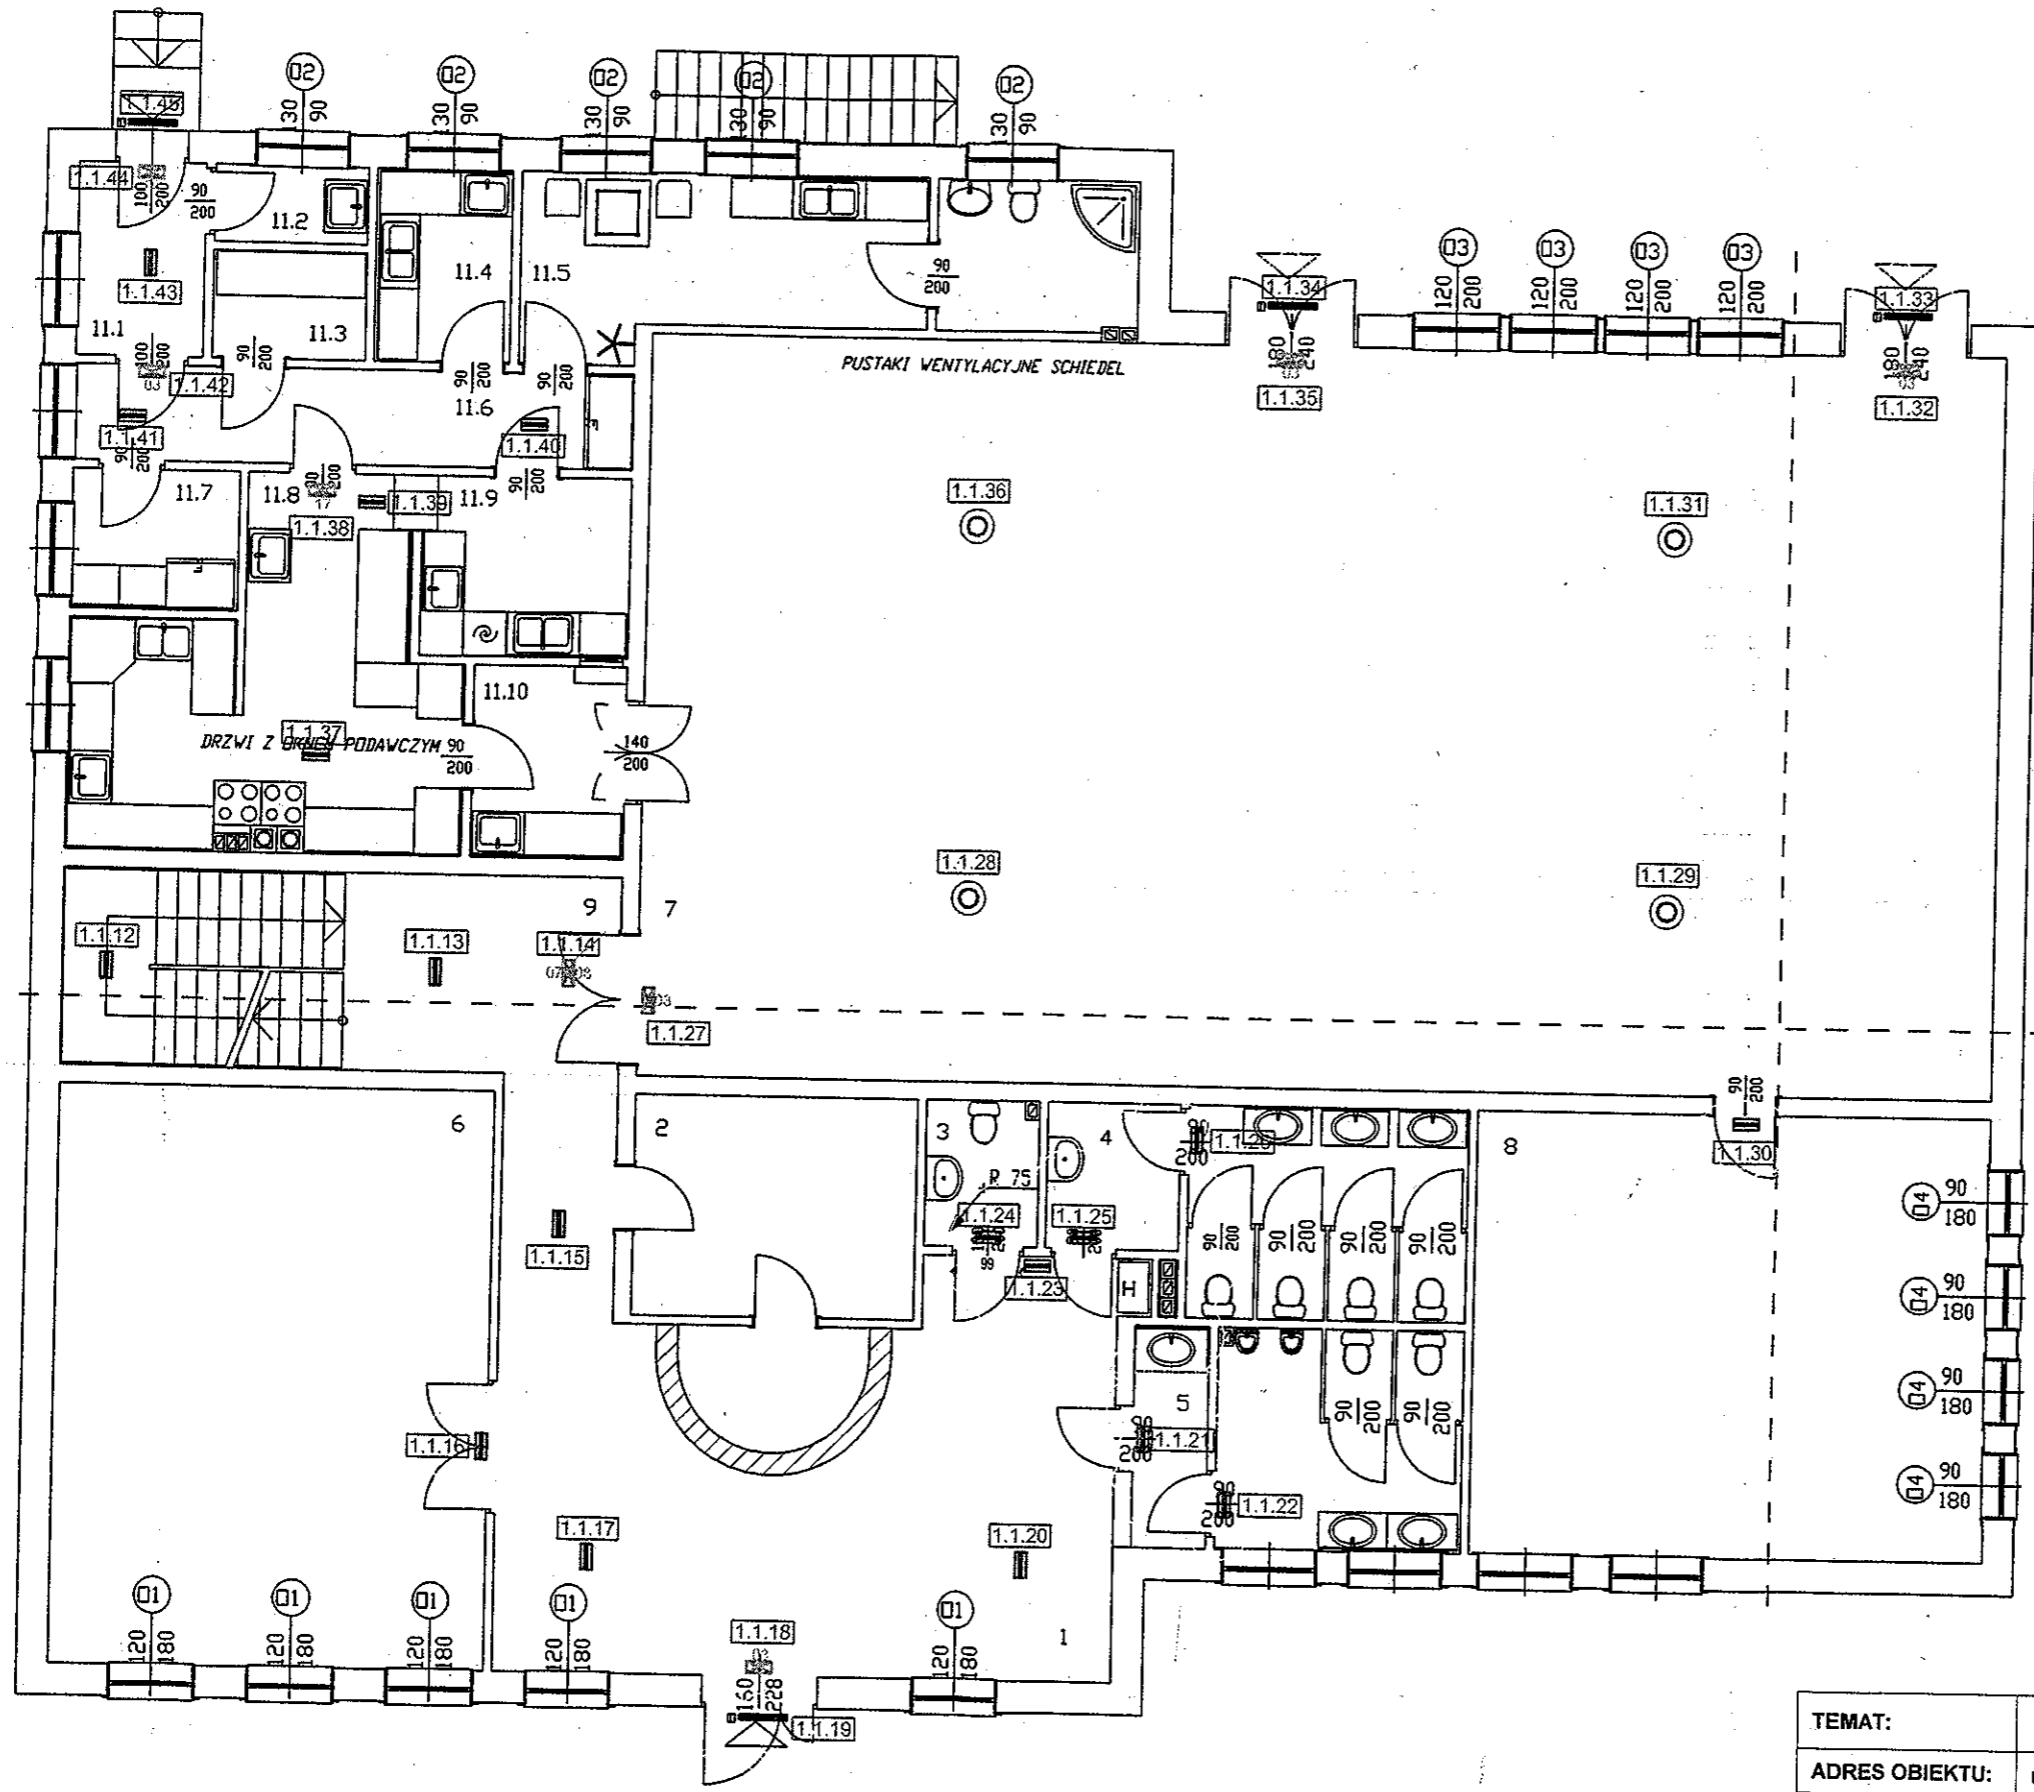STAROSTWO POWIATOWE
w Tarnobrzegu
BIURO GOSPODARSTWA
ul. Karłowicza 15


TEMAT:	PROJEKT ARCHITEKTONICZNO - BUDOWLANY ŚWIETLICY WIEJSKIEJ W CELINACH		
ADRES OBIEKTU:	ul. Męczenników, 42-625 CELINY, dz. nr 139		
INWESTOR:	GMINA OŻAROWICE, ul. Dworcowa 15, 42-624 OŻAROWICE		
PROJEKTOWAŁ:	mgr inż. Janusz Kraszyna upr. 53/89		DATA 08.2010
OPRACOWAŁ:	mgr inż. Andrzej Piekarski upr. 371/82		BRANŻA IE
SKALA: 1 : 100	Oświetlenie ewakuacyjne - rzut piwnic	Nr rys.	E-9



-  Oprawa doświetlająca Prymat CT 1C
-  Oprawa kierunkowa Prymat CT J LED
-  Oprawa kierunkowa Prymat DW CT J LED
-  Oprawa doświetlająca TCW060 1x18W CT 1C T z termostatem
-  Numeracja systemu H-300 (nr linii/nr rozdzielacza/nr oprawy)
-  Oprawa doświetlająca Główna Sfera - Rubin Okragly 140/122 PLX B1 G9 zwieszony na wys. 5m z modulem awaryjnym na jasno dla świetlówki 22W

STAROSTWO POWIATOWE
w Tamowskich Gorach
DZIAŁ BUDOWNICTWA I ACHIZMOWY
ul. Kartuszkowiec 5


TEMAT:	PROJEKT ARCHITEKTONICZNO - BUDOWLANY ŚWIETLICY WIEJSKIEJ W CELINACH			
ADRES OBIEKTU:	ul. Męczenników, 42-625 CELINY, dz. nr 139			
INWESTOR:	GMINA OŻAROWICE, ul. Dworcowa 15, 42-624 OŻAROWICE			
PROJEKTOWAŁ:	mgr inż. Janusz Kraszyna upr. 53/89		DATA	08.2010
OPRACOWAŁ:	mgr inż. Andrzej Piekarski upr. 371/82		BRANŻA	IE
SKALA: 1 : 100	Oświetlenie ewakuacyjne - rzut parteru	Nr rys.	E-10	

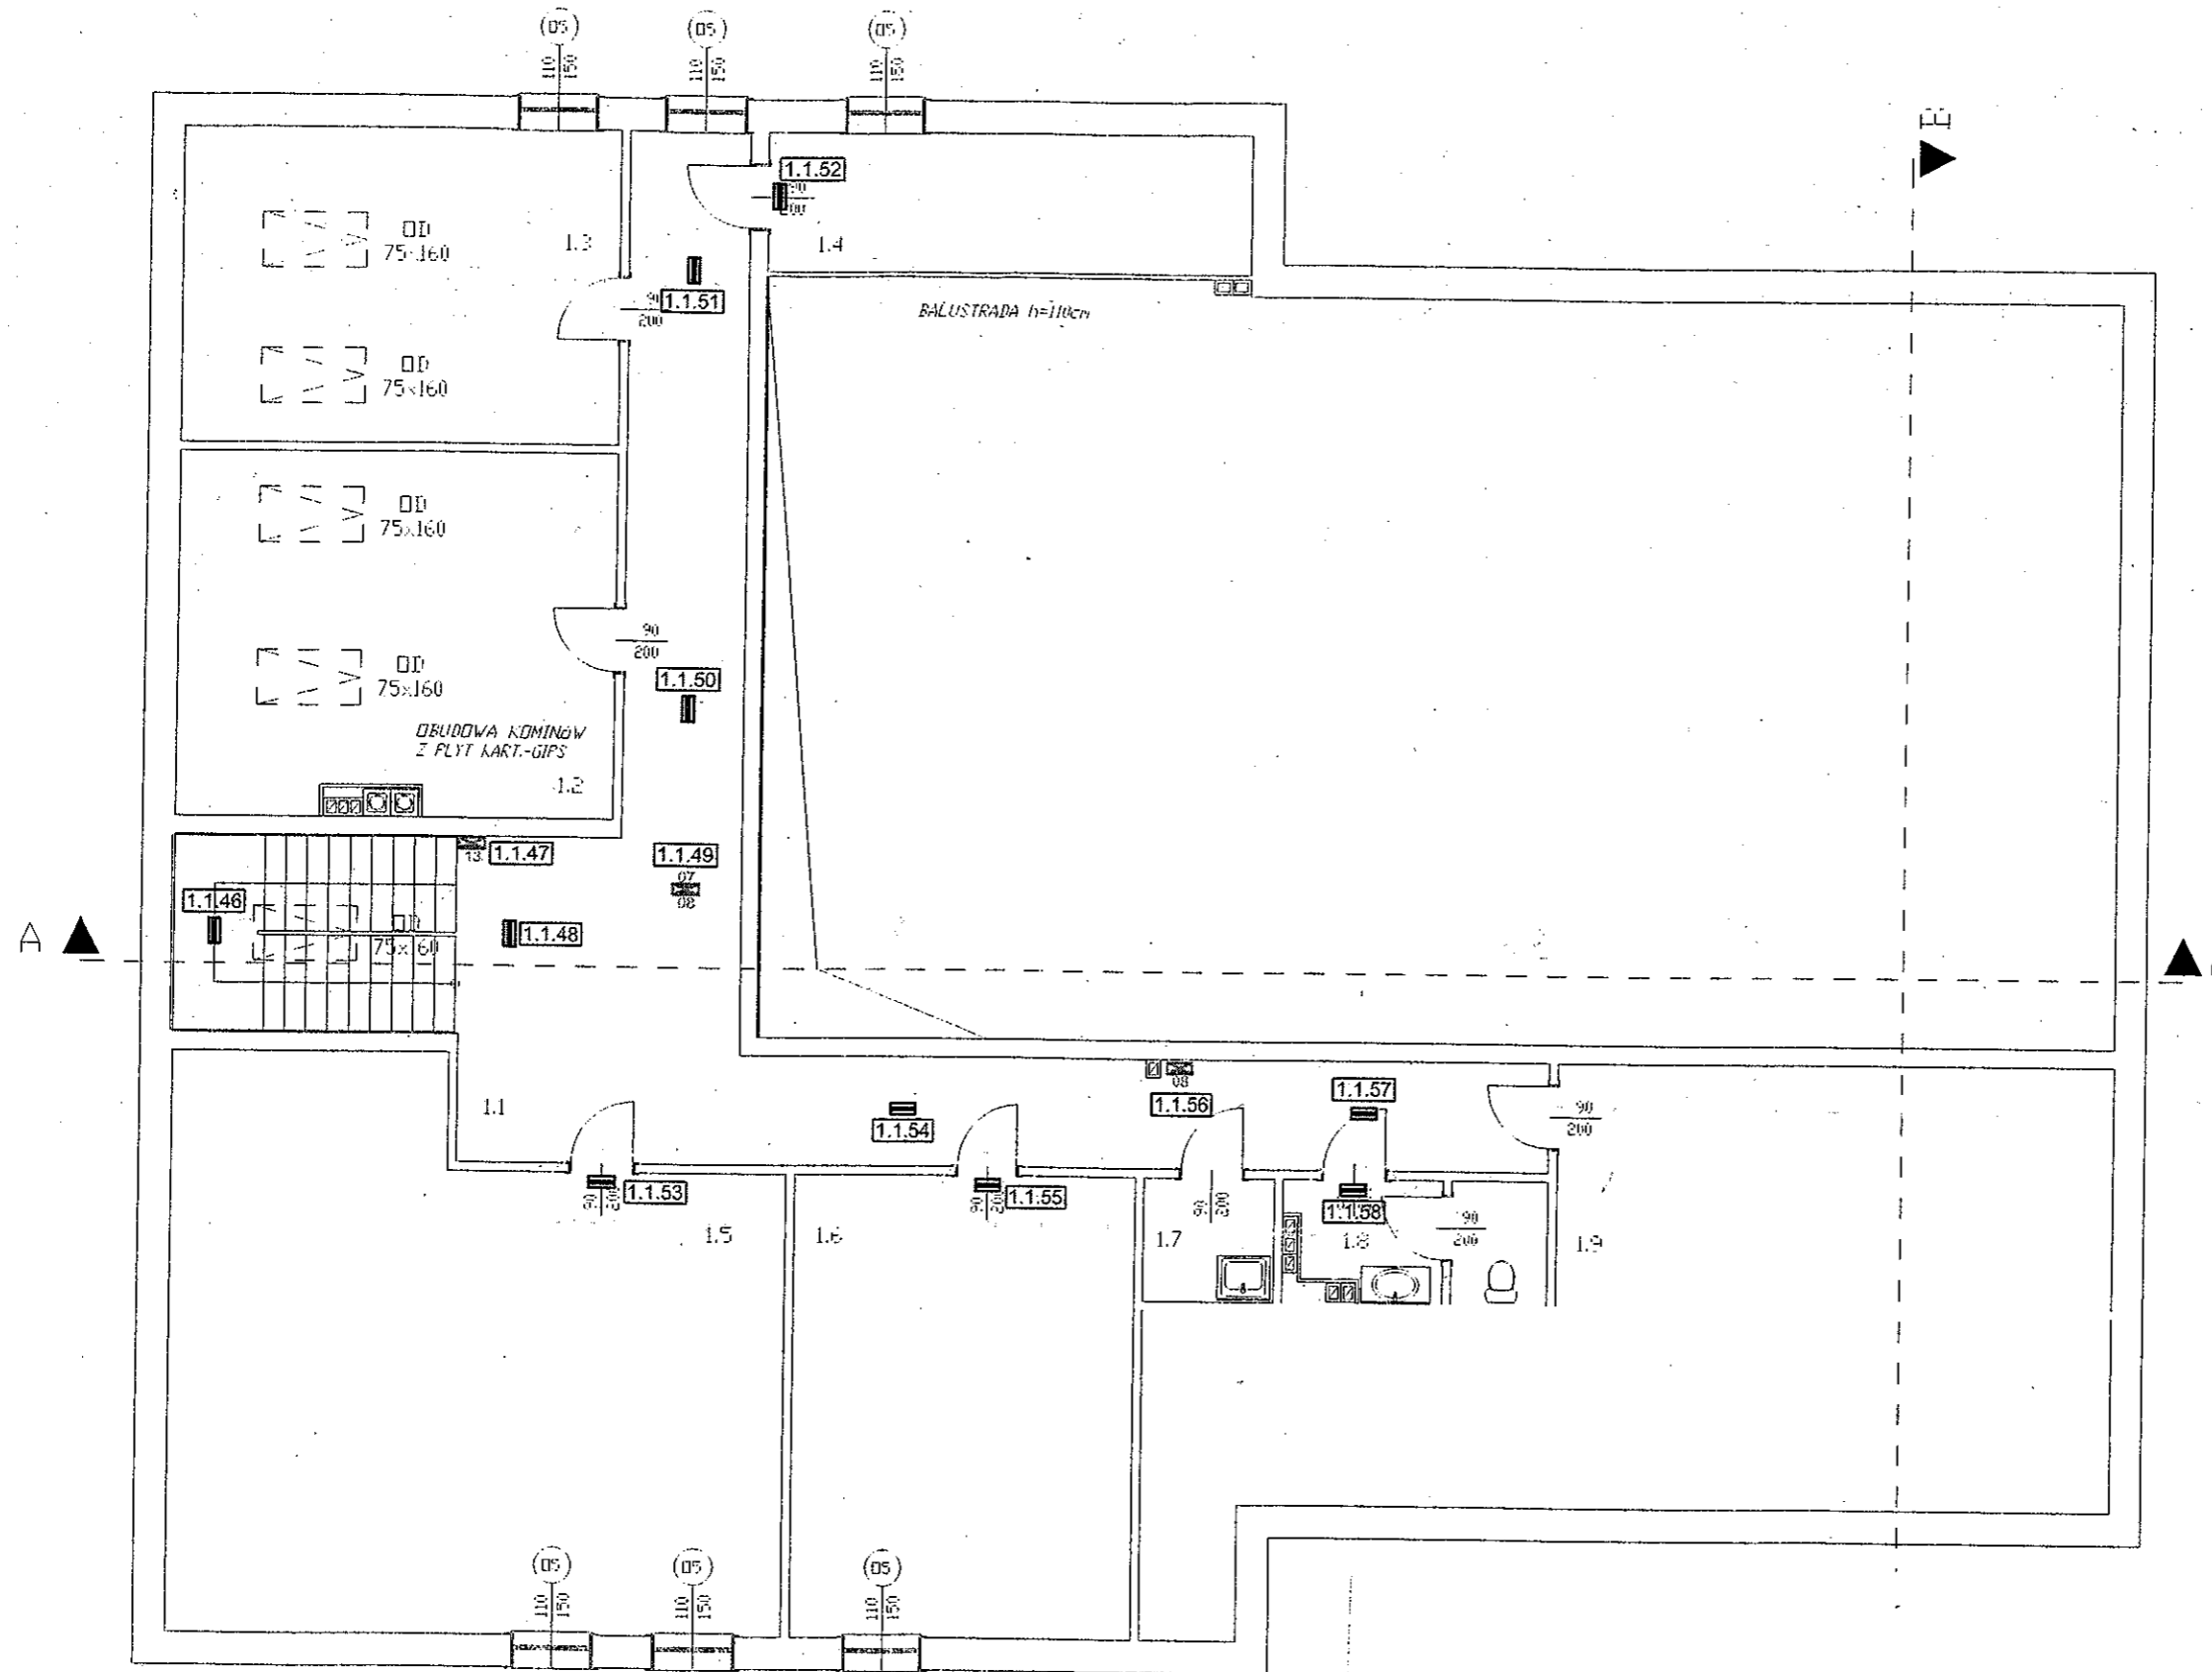

- Oprawa doświetlająca Prymat CT 1C
- Oprawa kierunkowa Prymat CT J LED
- Oprawa kierunkowa Prymat DW CT J LED
- Oprawa doświetlająca TCW060 1x18W CT 1C T z termostatem
- Numeracja systemu H-300 (nr linii/nr rozdzielacza/nr oprawy)

STAROSTWO POWIATOWE
w Tarnowskich G
WYDZIAŁ BUDOWNICTWA I Z
ul. Karłowicki

 

TEMAT:	PROJEKT ARCHITEKTONICZNO - BUDOWLANY ŚWIETLICY WIEJSKIEJ W CELINACH		
ADRES OBIEKTU:	ul. Męczenników, 42-625 CELINY, dz. nr 139		
INWESTOR:	GMINA OŻAROWICE, ul. Dworcowa 15, 42-624 OŻAROWICE		
PROJEKTOWAŁ:	mgr inż. Janusz Kraszyna upr. 53/89		DATA 08.2010
OPRACOWAŁ:	mgr inż. Andrzej Piekarski upr. 371/82		BRANŻA IE
SKALA: 1 : 100	Oświetlenie ewakuacyjne - rzut I piętra	Nr rys.	E-11

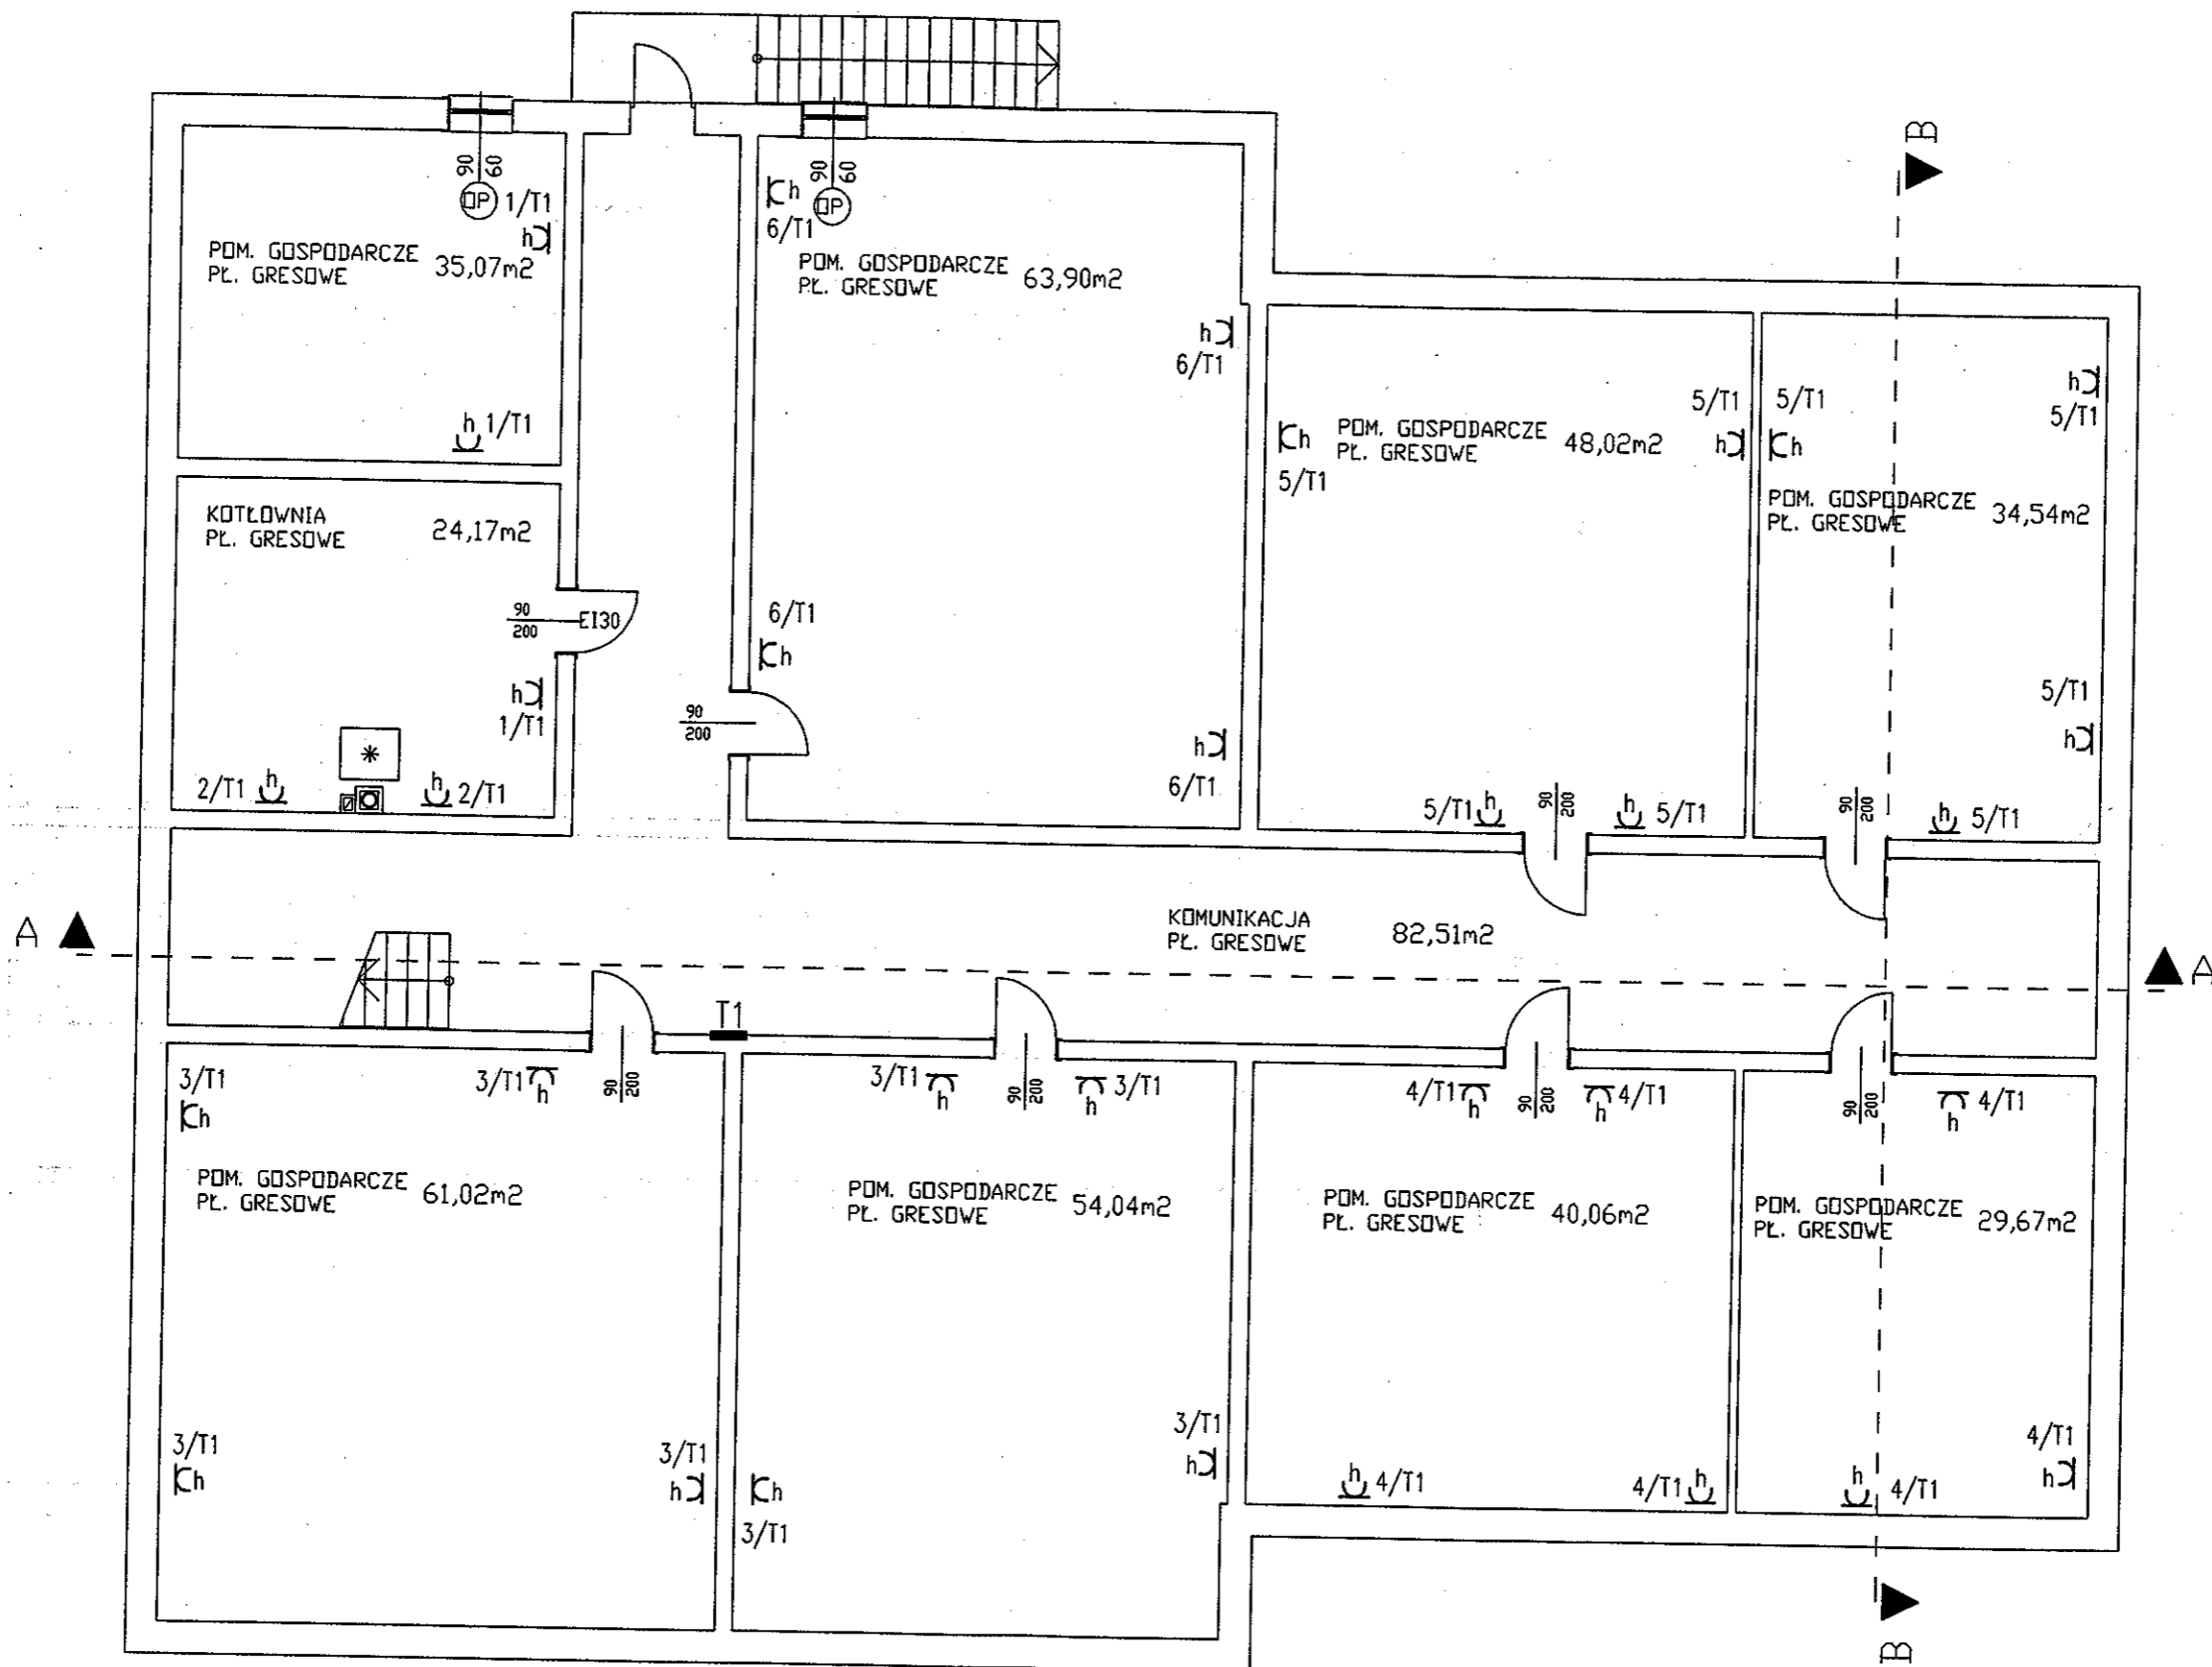


Kh gniazdo hermetyczne

instalację gniazd wtyczkowych
wykonać przewodem YDY 3 x 2,5

BIURO PROJEKTOWE
w Tarnowskich Górach
GOSPODARSTWO PRACOWNI
ARCHITEKTURY
ul. Karłowicza 5

TEMAT:	PROJEKT ARCHITEKTONICZNO - BUDOWLANY ŚWIETLICY WIEJSKIEJ W CELINACH		
ADRES OBIEKTU:	ul. Męczenników, 42-625 CELINY, dz. nr 139		
INWESTOR:	GMINA OZAROWICE, ul. Dworcowa 15, 42-624 OZAROWICE		
PROJEKTOWAŁ:	mgr inż. Janusz Kraszyna upr. 53/89	 	DATA 08.2010
OPRACOWAŁ:	mgr inż. Andrzej Piekarski upr. 371/82		BRANŻA IE
SKALA: 1 : 100	Plan gniazd wtyczkowych i za- silania wentylacji - rzut piwnic		Nr rys. E-12

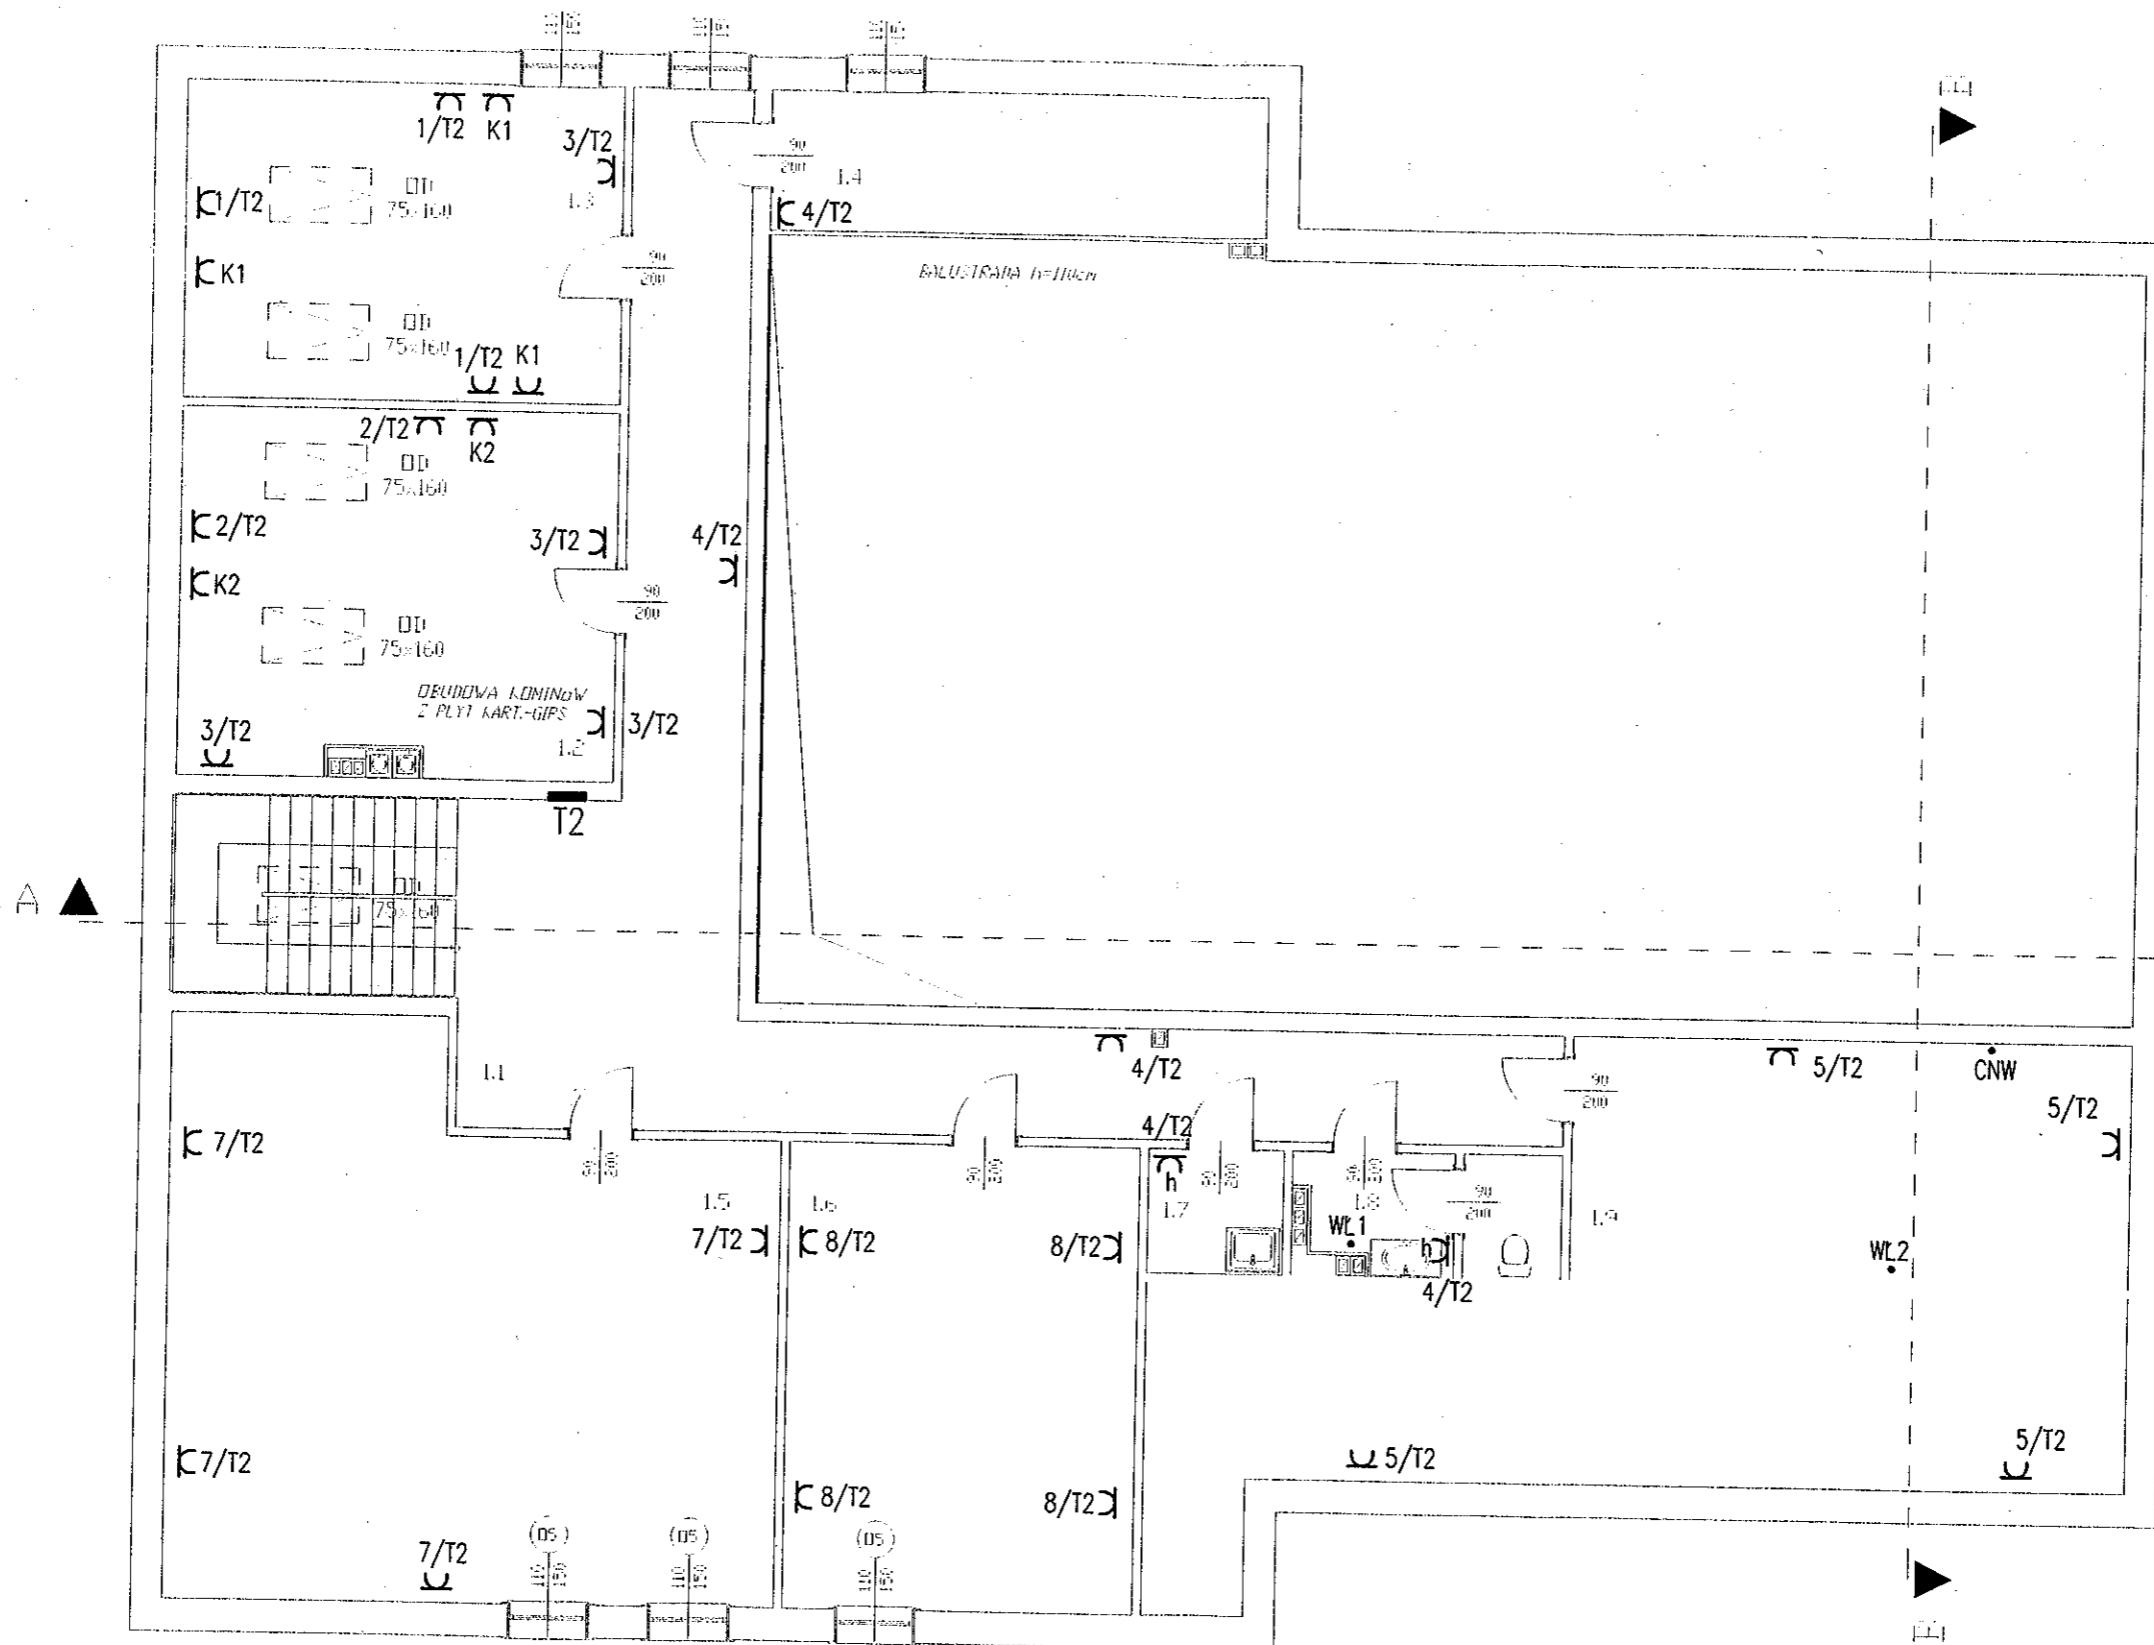

STAROSTWO POWIATOWE
w Tarnobrzegu
WYDZIAŁ BUDOWNICTWA I KADRY
ul. Kasprzaka 10

WL1 – wentylator łazienkowy
podłączyć do obwodu oświetleniowego

 

WL2 - wentylator nawiewny
YDY 3 x 2,5 300 W


CNW – centrala nawiewno-wywiewna
5,0 kW YDY 5 x 2,5

h gniazdo hermetyczne

K gniazdo podwójne p/t

instalację gniazd wtyczkowych
wykonać przewodem YDY 3 x 2,5

TEMAT:	PROJEKT ARCHITEKTONICZNO - BUDOWLANY ŚWIETLICY WIEJSKIEJ W CELINACH		
ADRES OBIEKTU:	ul. Męczenników, 42-625 CELINY, dz. nr 139		
INWESTOR:	GMINA OŻAROWICE, ul. Dworcowa 15, 42-624 OŻAROWICE		
PROJEKTOWAŁ:	mgr inż. Janusz Kraszyński upr. 53/89	 	DATA: 08.2010
OPRACOWAŁ:	mgr inż. Andrzej Piekarski upr. 371/82		BRANŻA: IE
SKALA: 1 : 100	Plan gniazd wtyczkowych i zasilania wentylacji - rzut I piętra	Nr rys.:	E-14

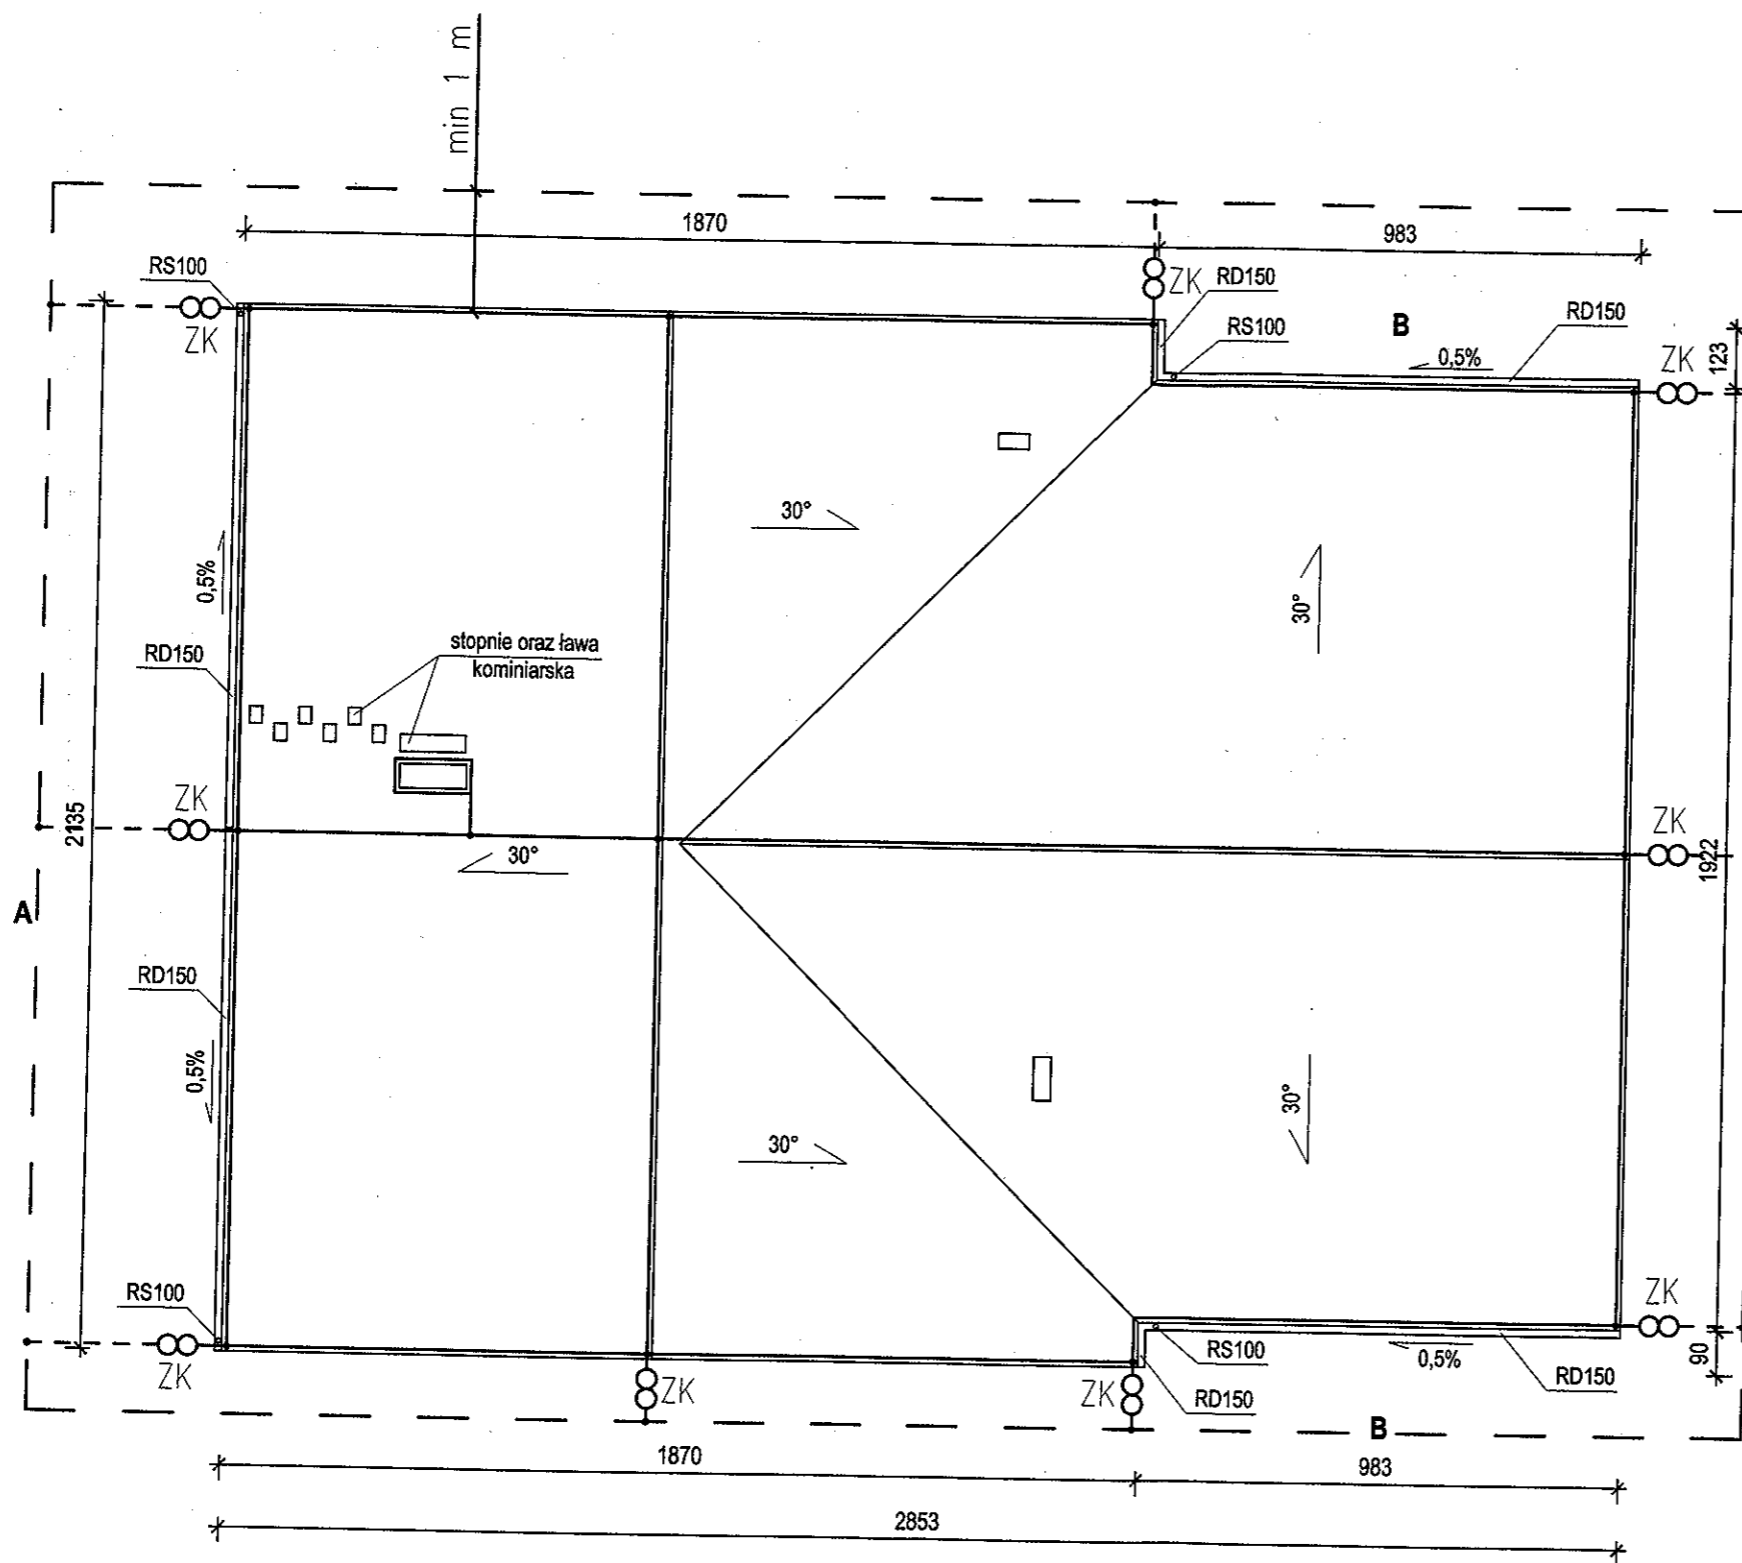

- drut ocynkowany Ø 8
- - - bednarka ocynkowana 30x4
- ZK — złącze kontrolne

TEMAT:	PROJEKT ARCHITEKTONICZNO - BUDOWLANY ŚWIETLICY WIEJSKIEJ W CELINACH		
ADRES OBIEKTU:	ul. Męczenników, 42-625 CELINY, dz. nr 139		
INWESTOR:	GMINA OŻAROWICE, ul. Dworcowa 15/42-624 OŻAROWICE		
PROJEKTOWAŁ:	mgr inż. Janusz Kraszyna upr. 53/89		DATA 08.2010
OPRACOWAŁ:	mgr inż. Andrzej Piekarski upr. 371/82		BRANŻA IE
SKALA: 1 : 100	Plan instalacji odgromowej	Nr rys.	E-15