


Nazwa obiektu: ROZBUDOWA PRZEBUDOWA SZKOŁY W ZEMDRIU Nazwa inwestycji: 42-625 OZAROWICE, UL. DWORCOWA 15 Lokalizacja: Zemdrów, ul. Dworcowa 15/20	Data: 12.01.2016 Skala: 1:100 Strona: 13/30
Projektant: mgr inż. Sławomir Specjalność: TEL. Instalacje Elektryczne	Inwestor: Urząd Miejski w Zemdrze Adres: ul. Dworcowa 15/20, 42-625 Ozarówce, pow. Żyrardów NIP: 781-100-1000 REGON: 141000000 KRS: 0000000000 NIP: 781-100-1000 REGON: 141000000 KRS: 0000000000
SCHEMAT ZASILANIA	
Tytuł: SCHEMAT ZASILANIA Data: 12.01.2016 Strona: 13/30	

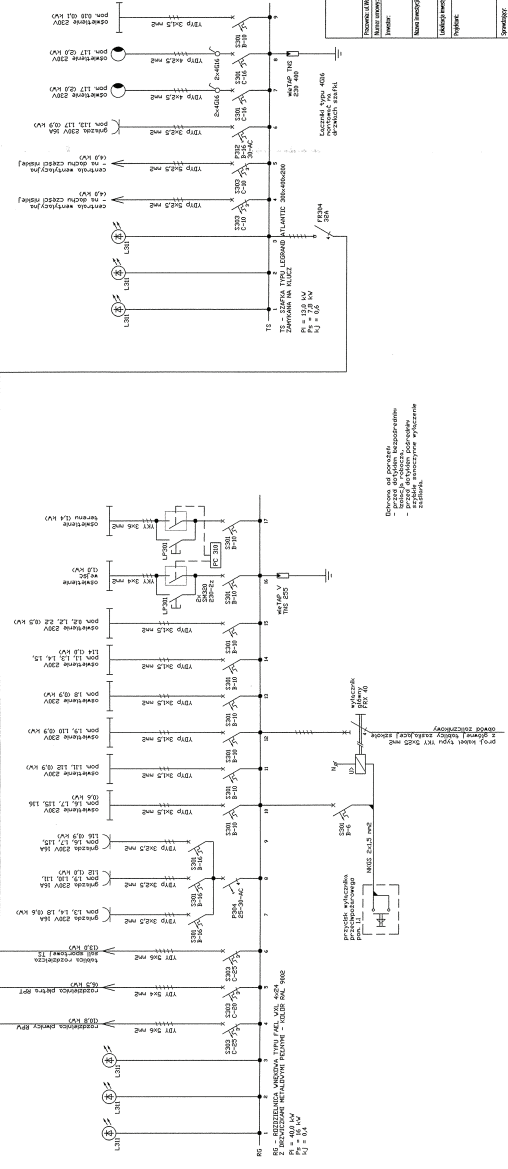

Legenda:
 - symbol gniazda
 - symbol przełącznika
 - symbol lampy

